



修改前

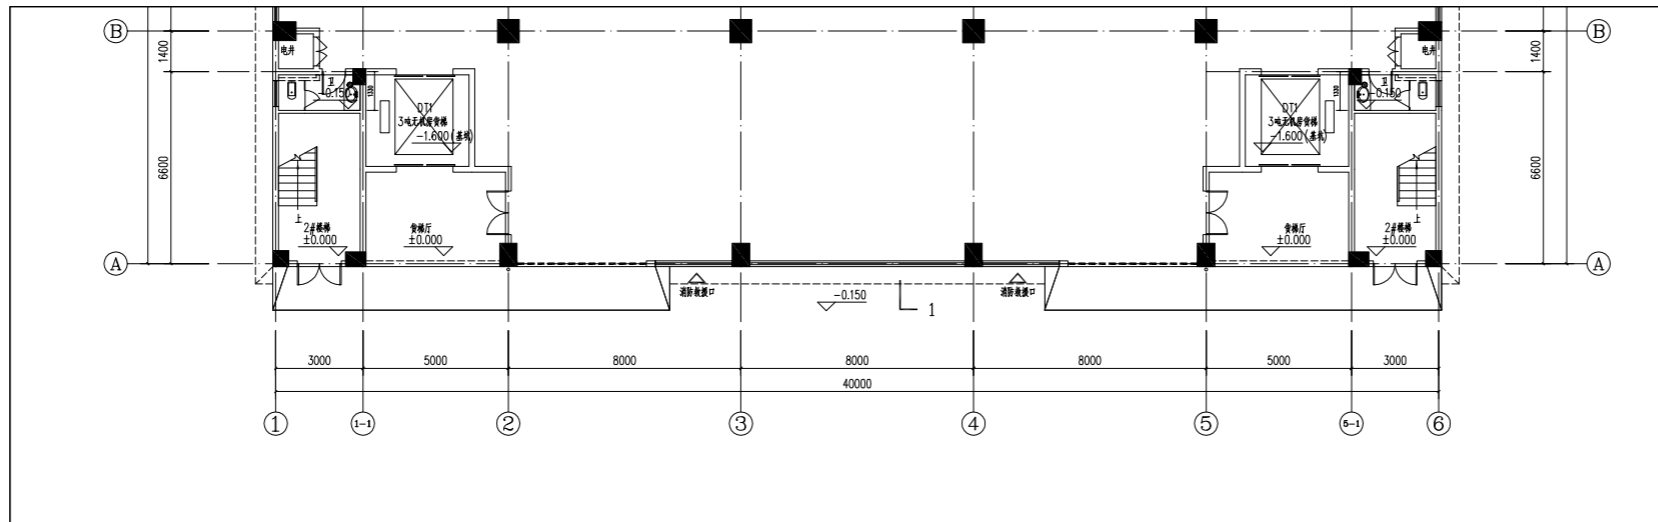

B38#一层平面图 1:100

修改后

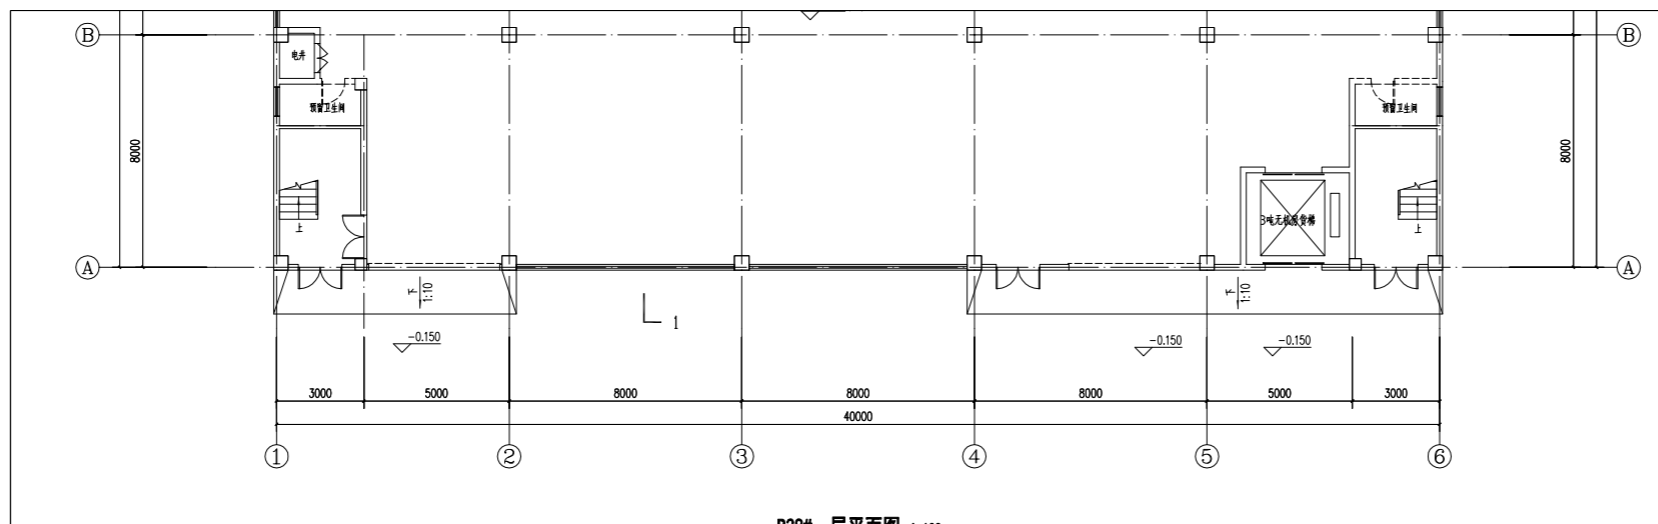


B38#一层平面图 1:100

B38#一层平面图 1:100


建设单位	揭阳众创城开发有限公司	
工程名称	揭阳(榕城)万洋众创城 300-300、303#、303#、303#、303#、300-03#、300-03#、300-03#工程	
子项名称	B38#楼	
项目负责人		
专业负责人		
设计		
制图		
校对		
审核		
审定		
出图日期	2026年04月	
会签栏	建筑	
	结构	
	电气	
	给排水	
	暖通	
图名	B38#一层平面图	
工程号		
图号	建方-01(改)	
图纸分类		
修改版本	1	

修改前

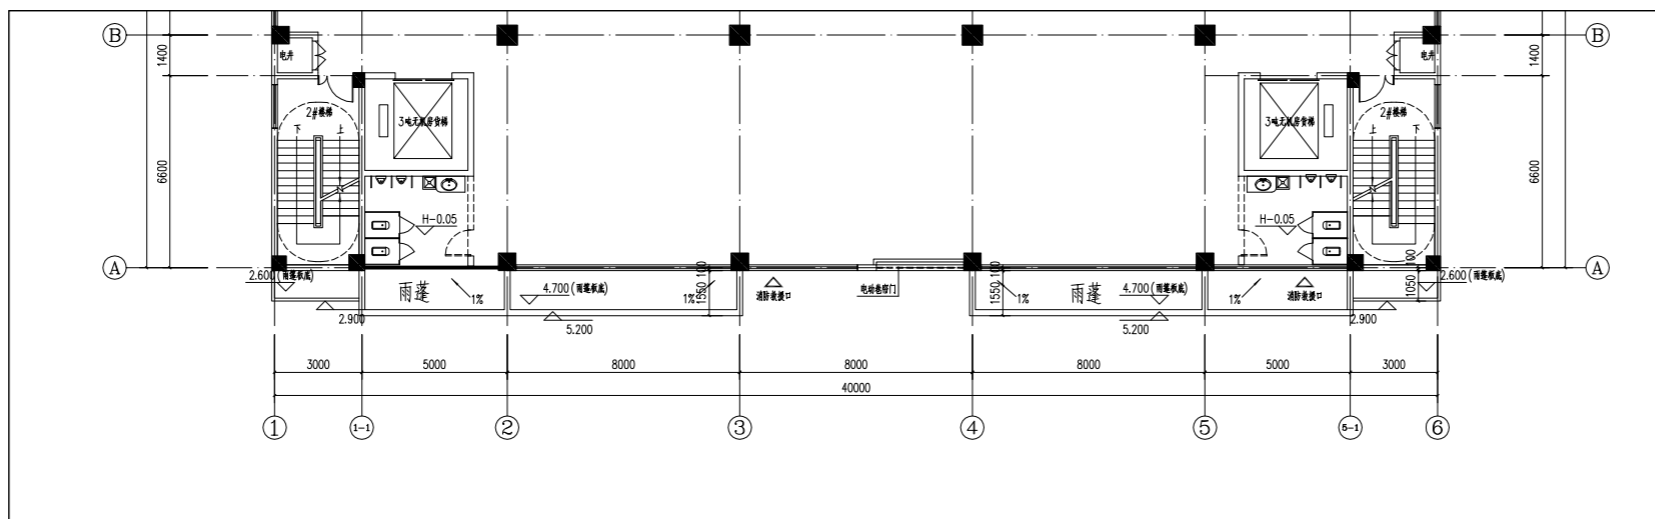

B38#二层平面图 1:100

修改后

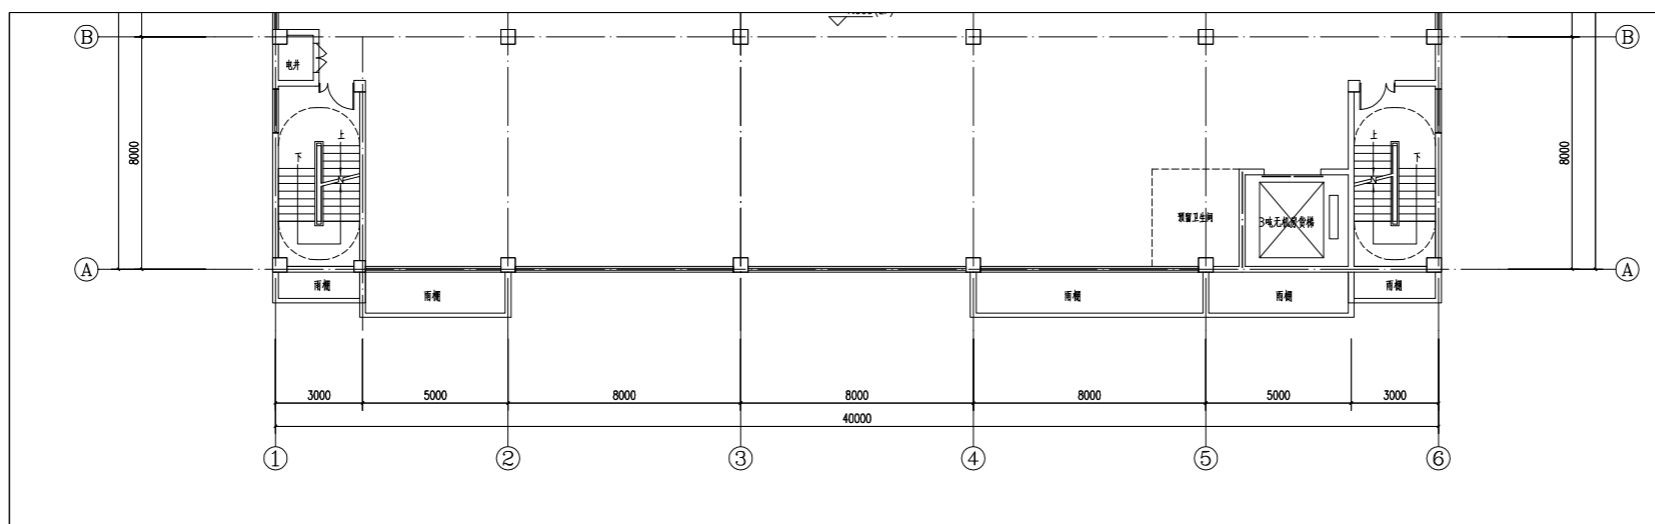

B38#二层平面图 1:100

B38#二层平面图 1:100

建设单位
揭阳众创城开发有限公司

工程名称
揭阳（榕城）万洋众创城
B38-39#、B38#、B38#、B38#、B38#、B38-42#、B38#及配套设施工程

子项名称
B38#楼

项目负责人

专业负责人

设计

制图

校对

审核

审定

出图日期
2026年04月

会签栏
建筑
结构
电气
给排水
暖通

图名
B38#二层平面图


工程号

图号
建方-02(改)

图纸分类


修改版本
1

修改前

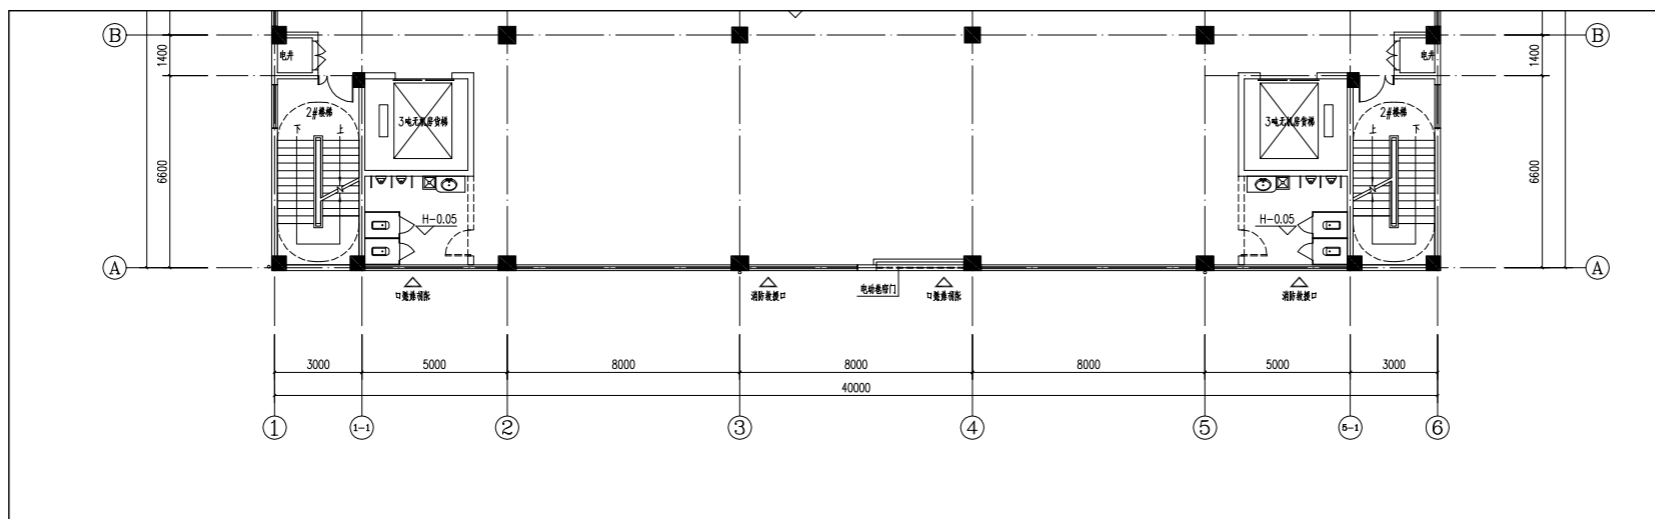

B38#三至五层平面图 1:100

修改后

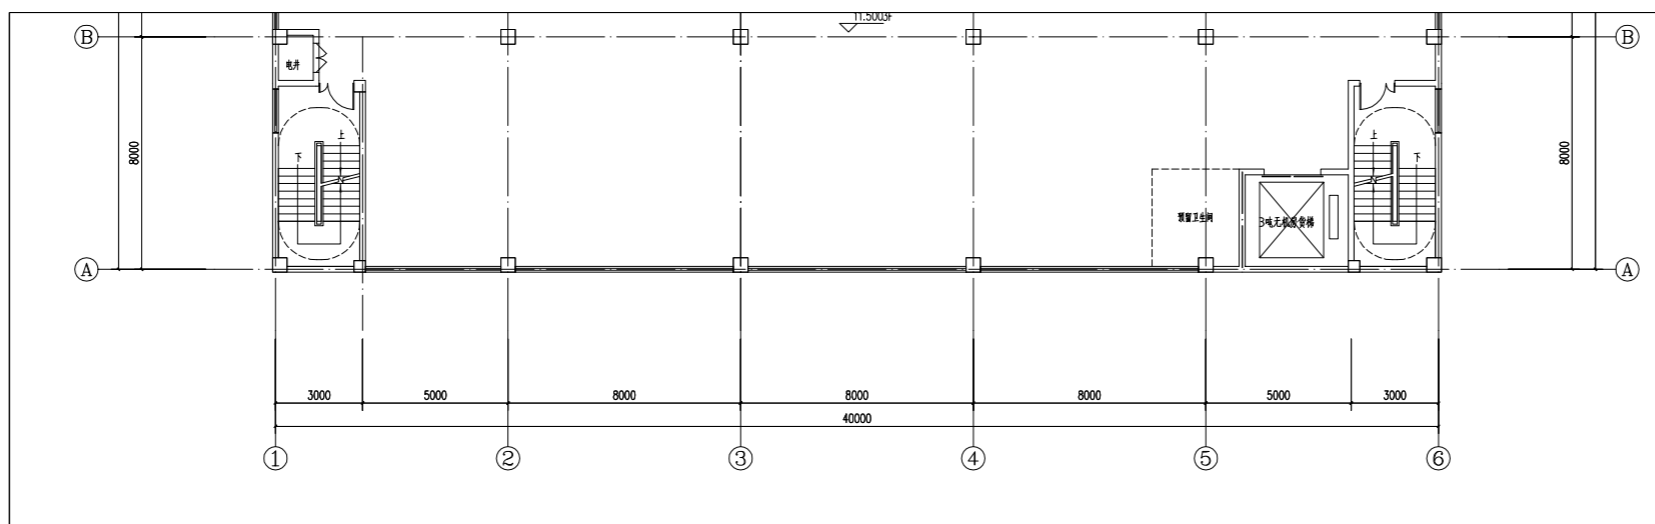

B38#三至五层平面图 1:100

建设单位
揭阳众创城开发有限公司

工程名称
揭阳（榕城）万洋众创城
B38-304、B38-305、B38-306、B38-307、B38-308、B38-309、B38-310及配套设施工程

子项名称
B38#楼

项目负责人

专业负责人

设计

制图

校对

审核

审定

出图日期
2026年04月

会签栏
建筑
结构
电气
给排水
暖通

图名
B38#三至五层平面图


工程号

图号
建方-03(改)

图纸分类


修改版本
1

修改前

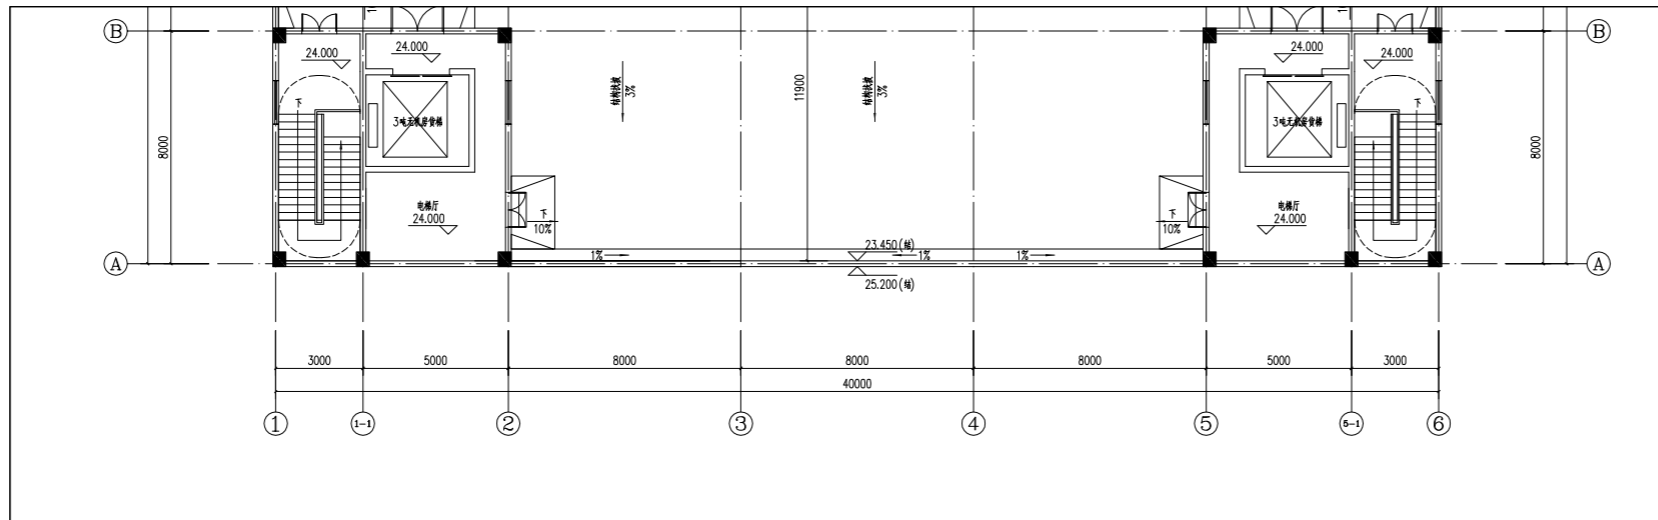

B38#屋面层平面图 1:100


修改后

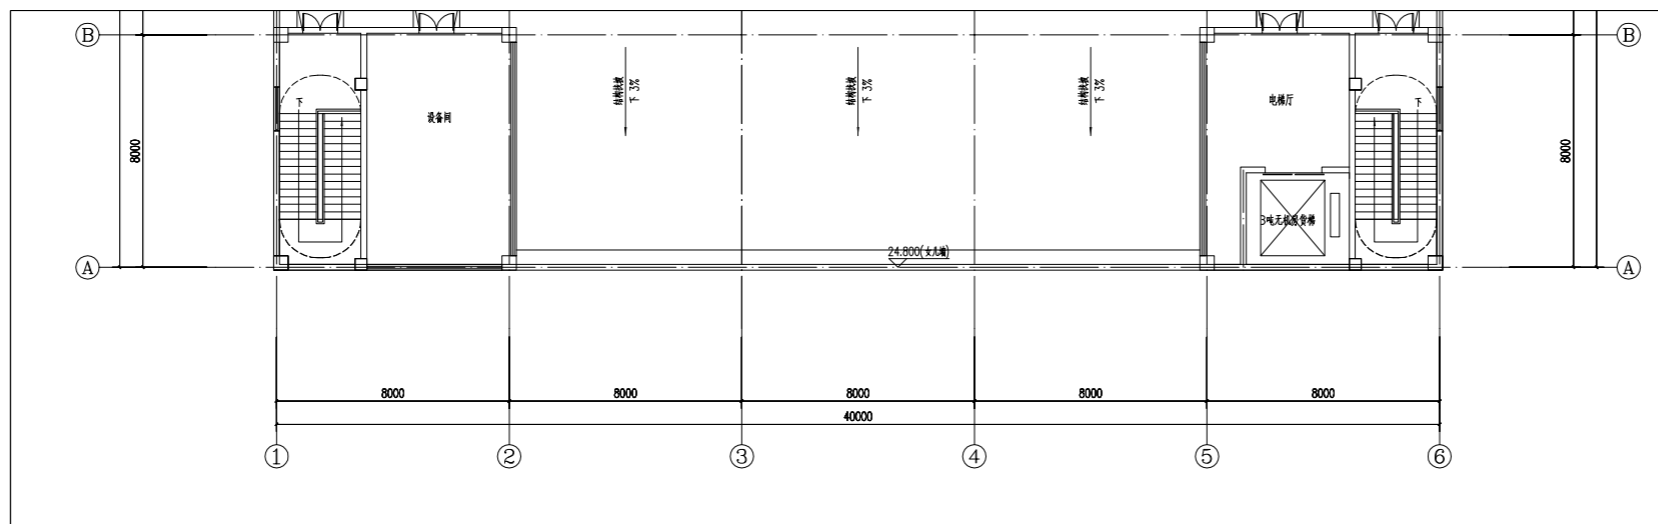

B38#屋面层平面图 1:100


建设单位	揭阳众创城开发有限公司	
工程名称	揭阳（榕城）万洋众创城 300-309、302A、303A、305A、306A、308-039、309A及配套设施工程	
子项名称	B38#楼	
项目负责人		
专业负责人		
设计		
制图		
校对		
审核		
审定		
出图日期	2026年04月	
会签栏	建筑	
	结构	
	电气	
	给排水	
	暖通	
图名	B38#屋面层平面图	
工程号		
图号	建方-04(改)	
图纸分类		
修改版本	1	

修改前

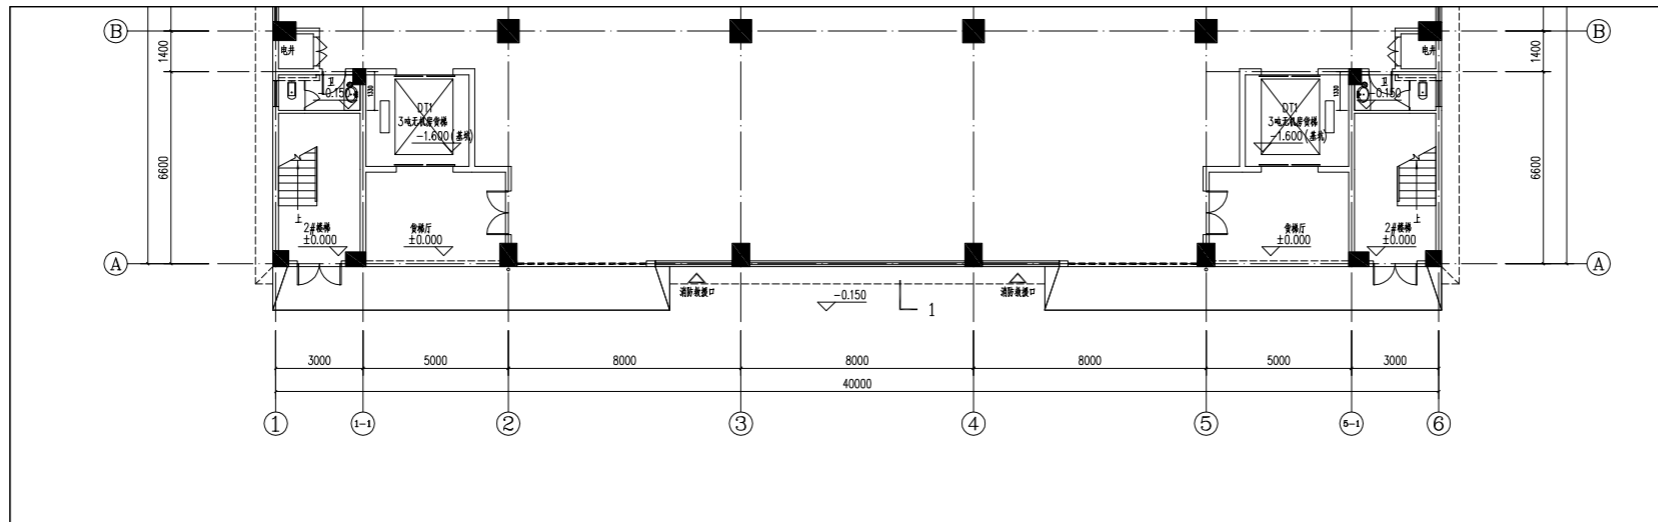

B53#一层平面图 1:100


修改后

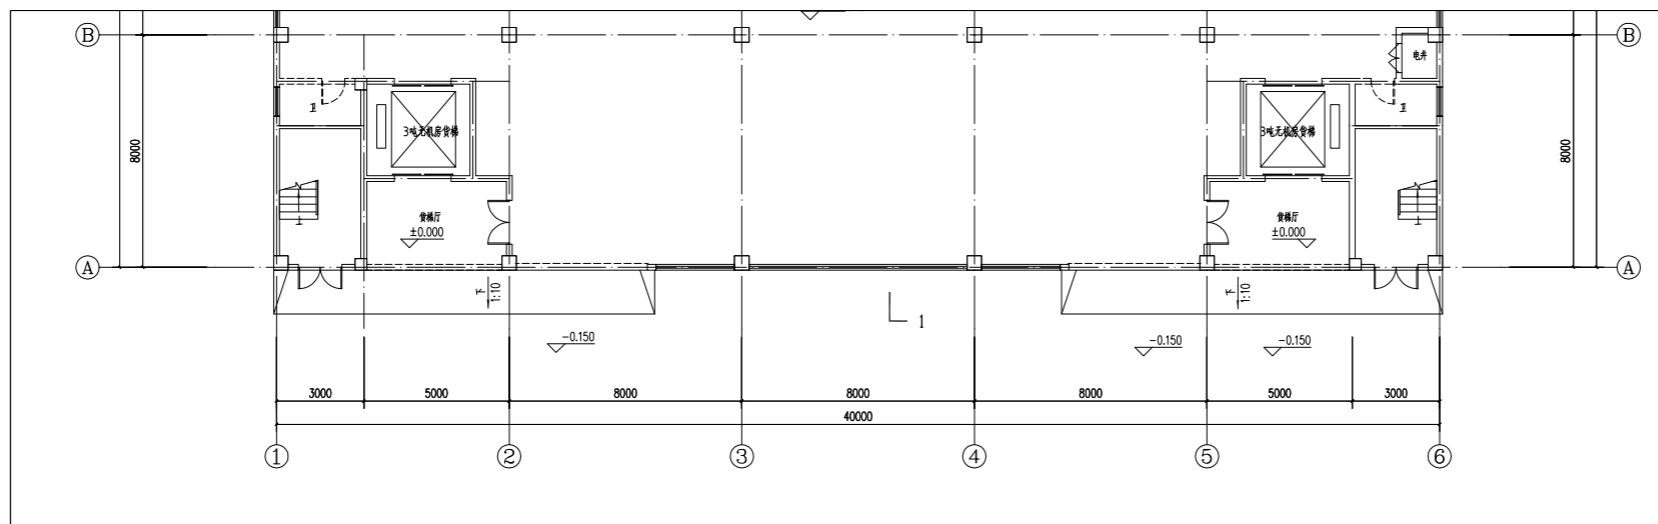

B53#一层平面图 1:100


建设单位	揭阳众创城开发有限公司	
工程名称	揭阳(榕城)万洋众创城 300-300、303#、303#、303#、303#、303-03#、303#及配套设施工程	
子项名称	B53#楼	
项目负责人		
专业负责人		
设计		
制图		
校对		
审核		
审定		
出图日期	2026年04月	
会签栏	建筑	
	结构	
	电气	
	给排水	
	暖通	
图名	B53#一层平面图	
工程号		
图号	建方-01(改)	
图纸分类		
修改版本	1	

修改前

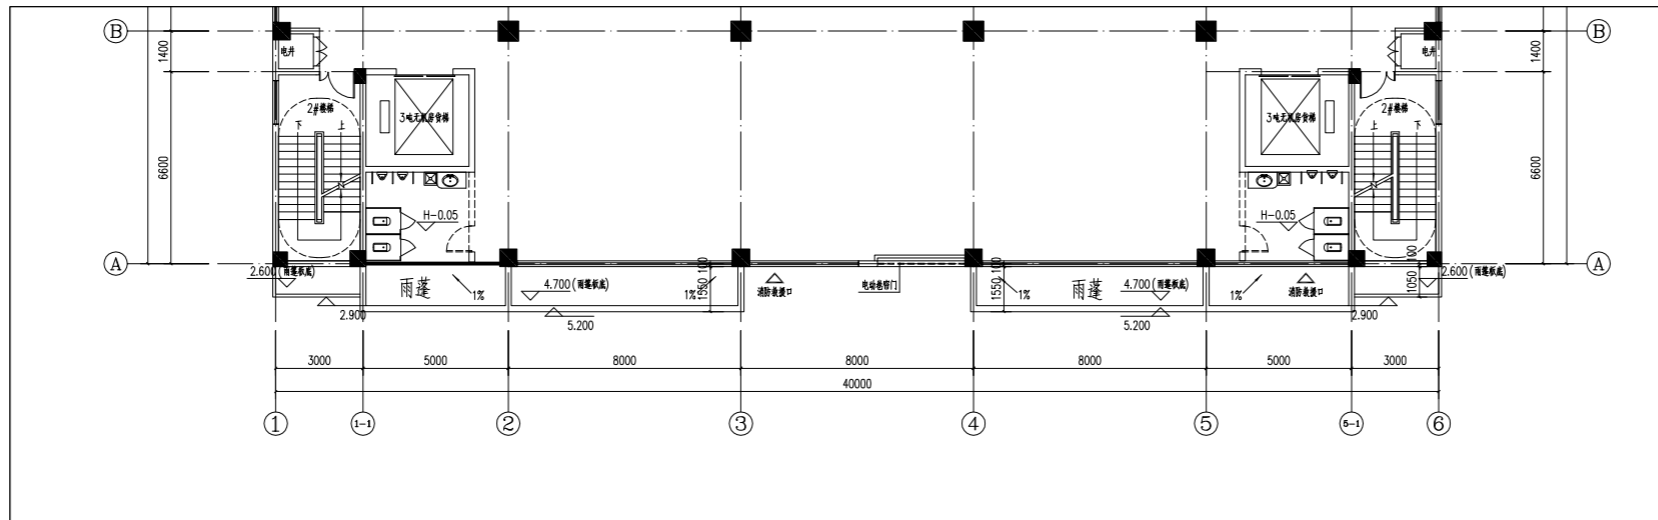

B53#二层平面图 1:100


修改后

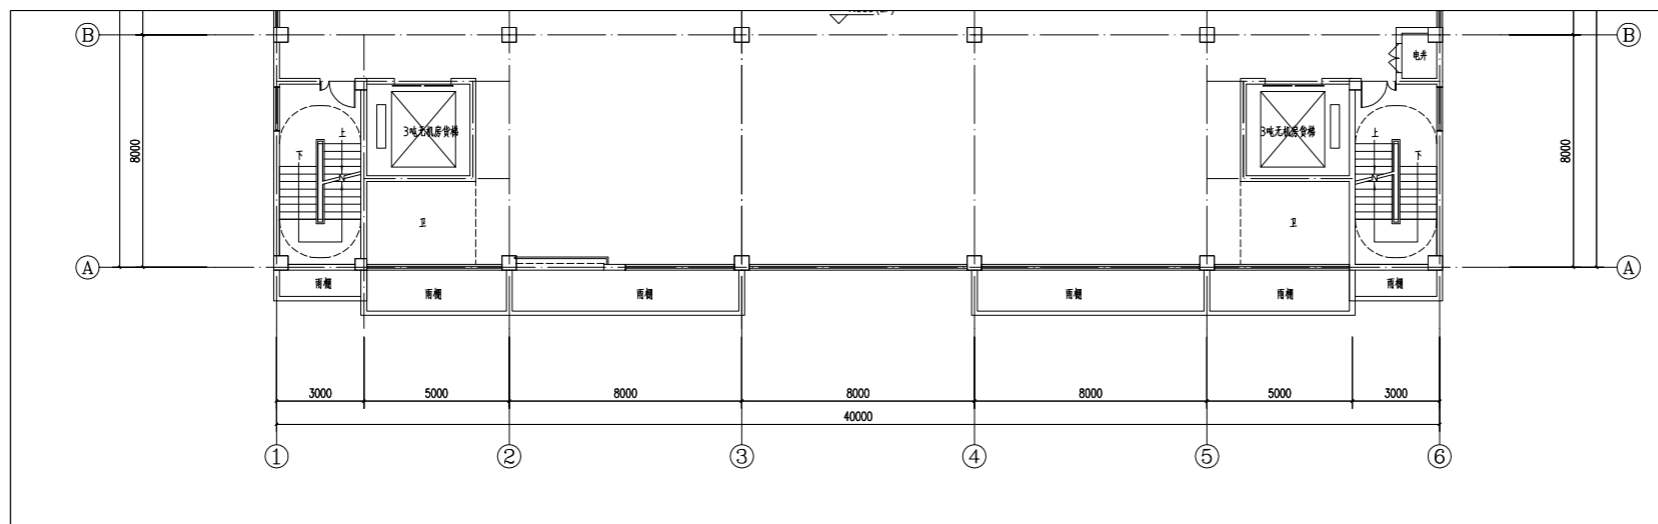

B53#二层平面图 1:100


建设单位	揭阳众创城开发有限公司	
工程名称	揭阳（榕城）万洋众创城 300-300、303#、303#、303#、303#、303-03#、303#及配套设施工程	
子项名称	B53#楼	
项目负责人		
专业负责人		
设计		
制图		
校对		
审核		
审定		
出图日期	2026年04月	
会签栏	建筑	
	结构	
	电气	
	给排水	
	暖通	
图名	B53#二层平面图	
工程号		
图号	建方-02(改)	
图纸分类		
修改版本	1	

修改前

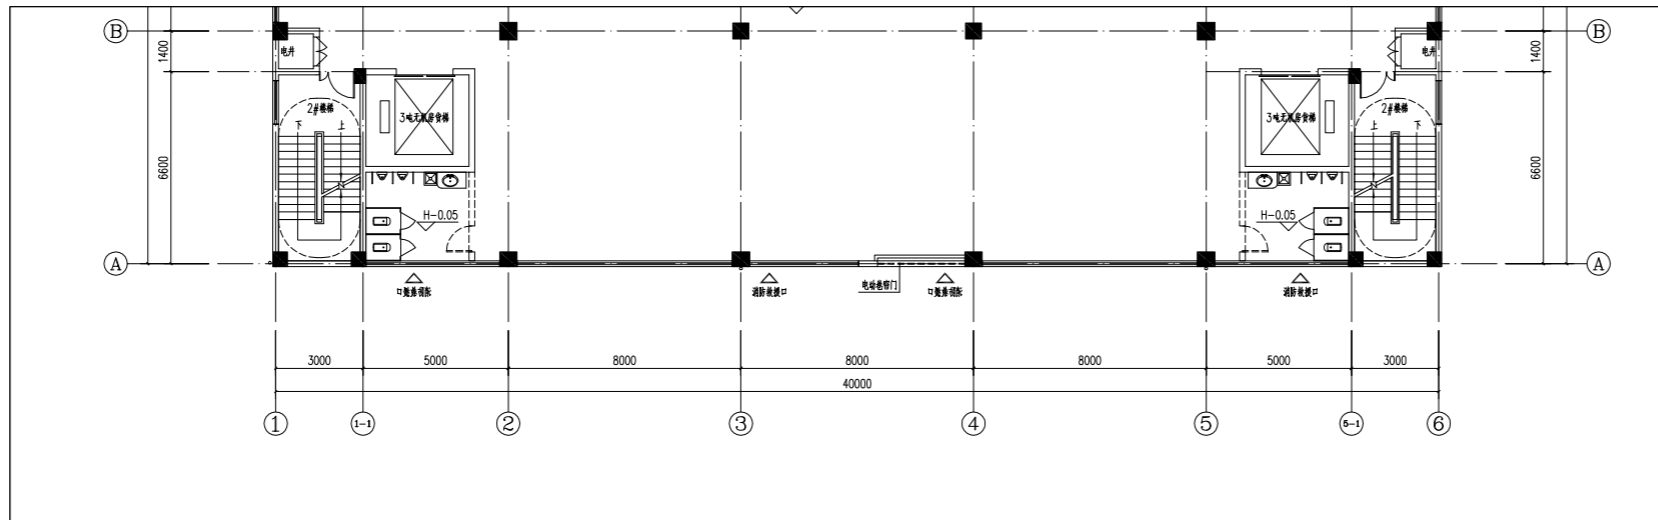

B53#三至五层平面图 1:100


修改后

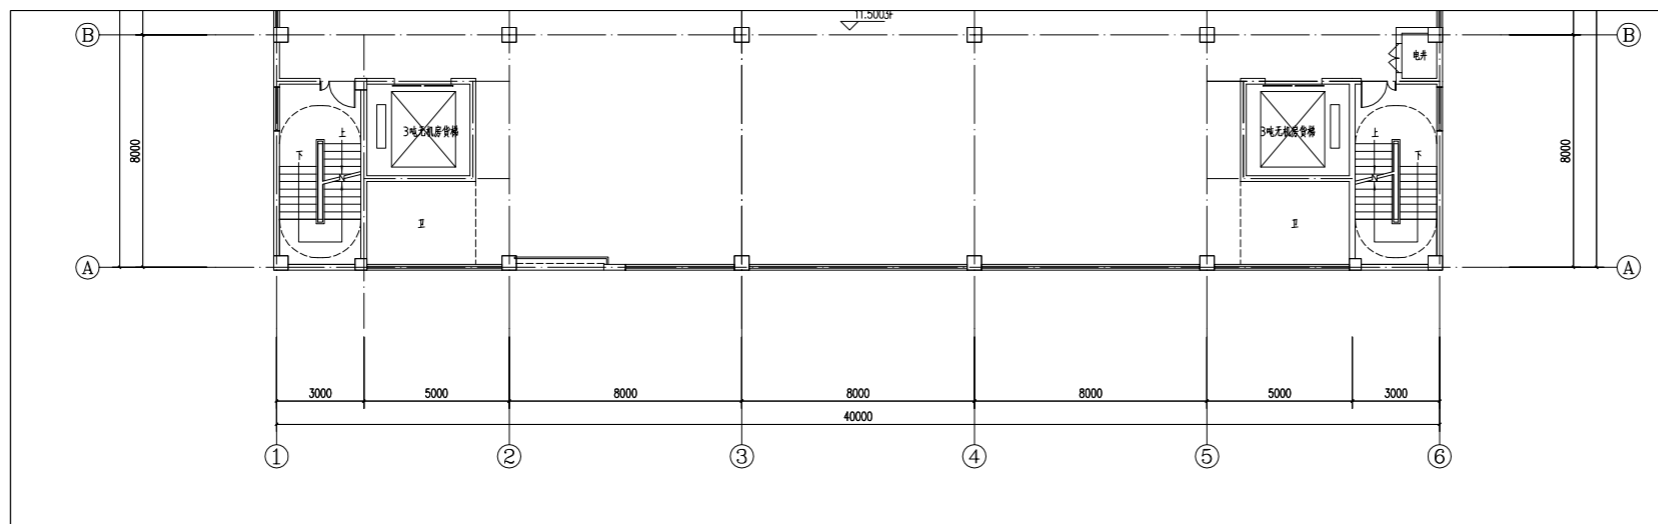

B53#三至五层平面图 1:100


建设单位	揭阳众创城开发有限公司	
工程名称	揭阳（榕城）万洋众创城 300-300、303#、303#、303#、303#、303-03#、303#及配套设施工程	
子项名称	B53#楼	
项目负责人		
专业负责人		
设计		
制图		
校对		
审核		
审定		
出图日期	2026年04月	
会签栏	建筑	
	结构	
	电气	
	给排水	
暖通		
图名	B53#三至五层平面图	
工程号		
图号	建方-03(改)	
图纸分类		
修改版本	1	

修改前

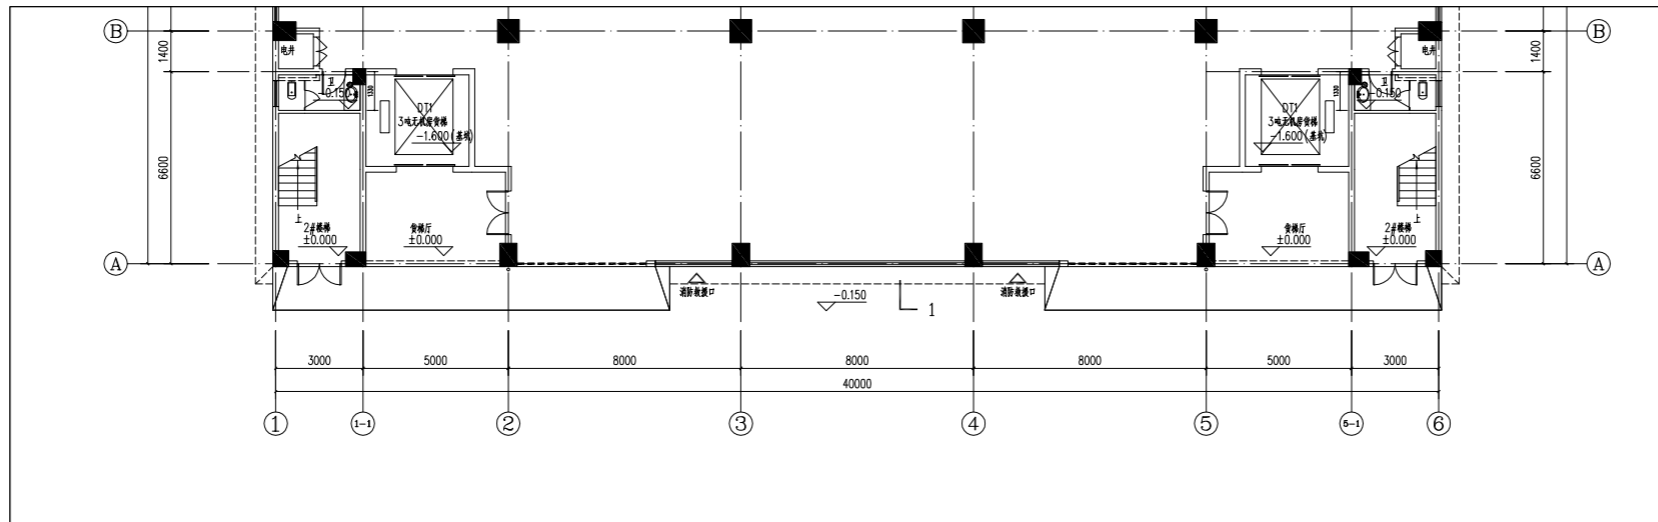

B55#一层平面图 1:100


修改后

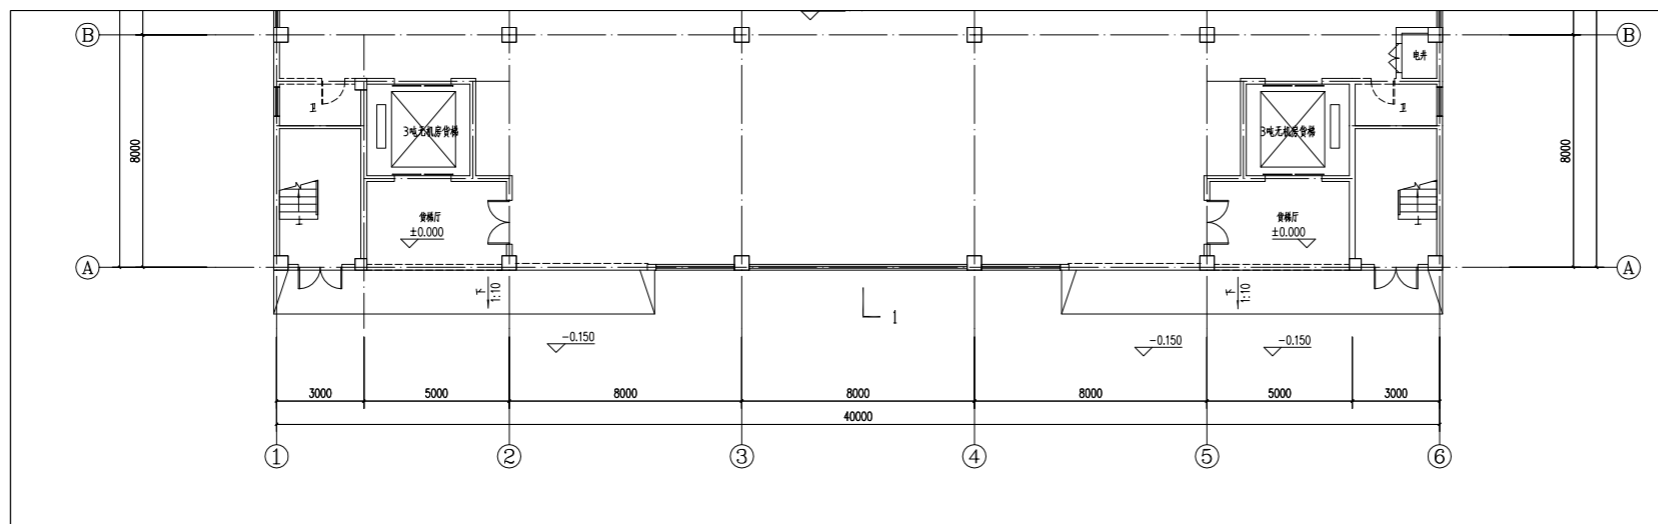

B55#一层平面图 1:100


建设单位	揭阳众创城开发有限公司	
工程名称	揭阳(榕城)万洋众创城 300-300、303#、303#、303#、303#、300-03#、300-03#及配套设施工程	
子项名称	B55#楼	
项目负责人		
专业负责人		
设计		
制图		
校对		
审核		
审定		
出图日期	2026年04月	
会签栏	建筑	
	结构	
	电气	
	给排水	
	暖通	
图名	B55#一层平面图	
工程号		
图号	建方-01(改)	
图纸分类		
修改版本	1	

修改前

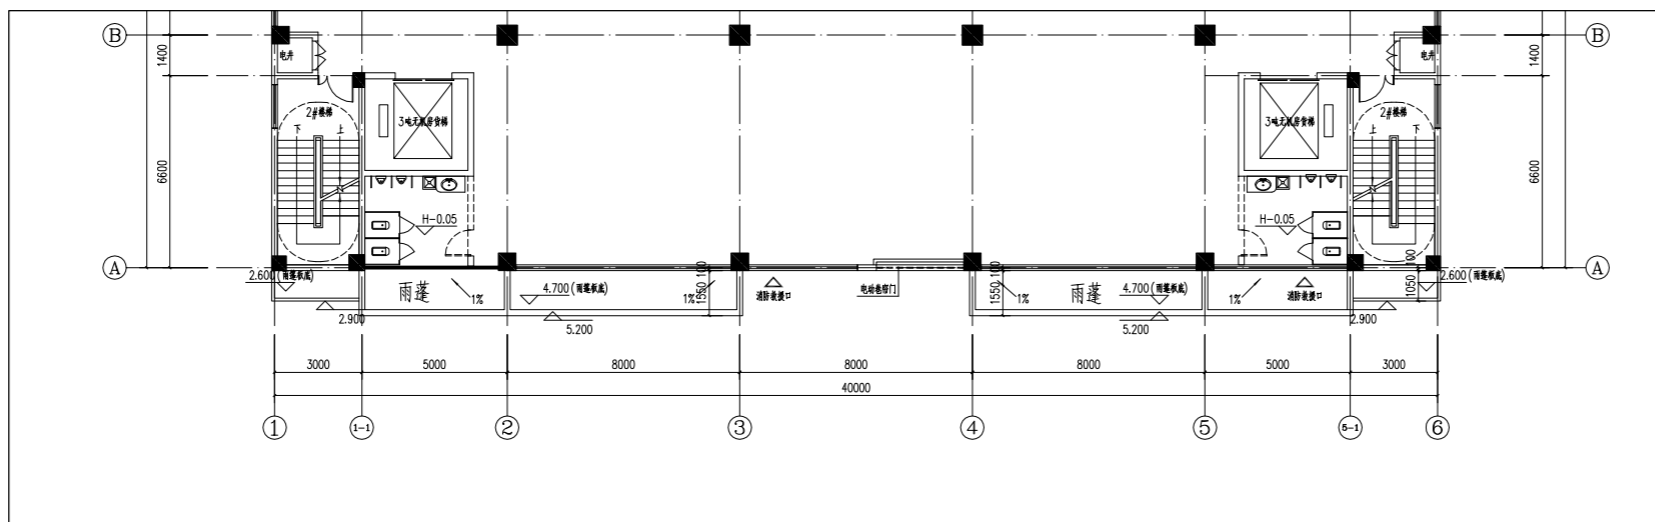

B55#二层平面图 1:100

修改后

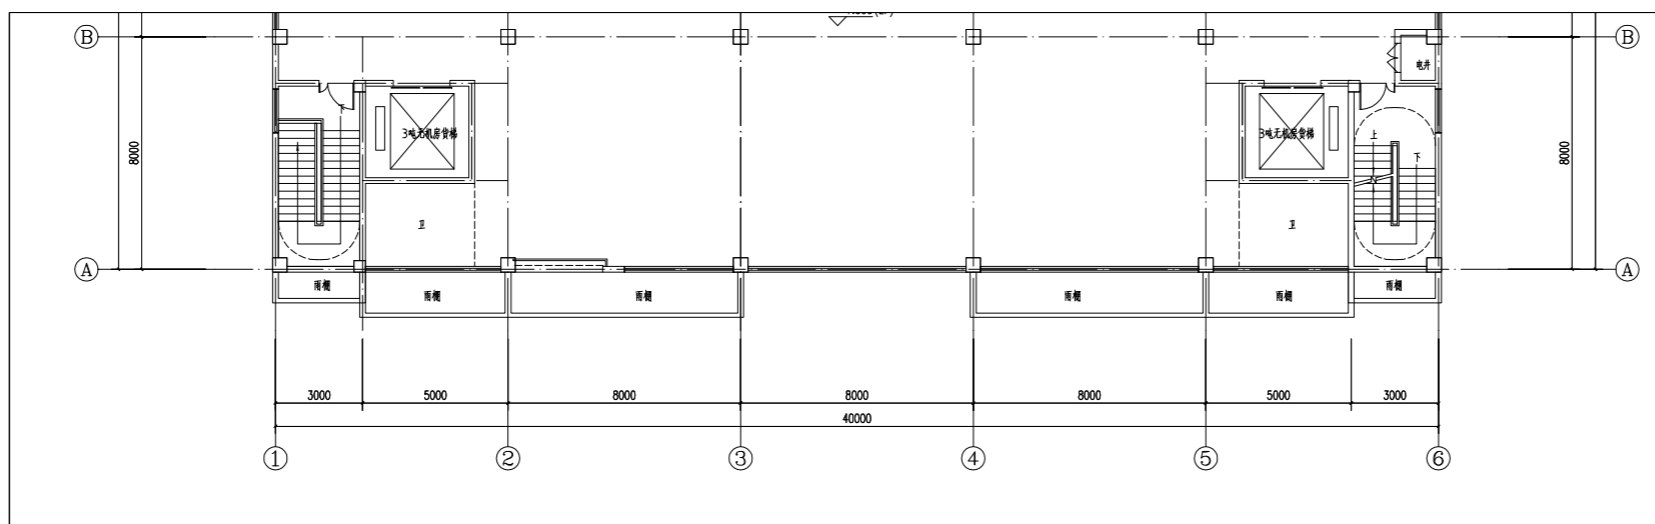

B55#二层平面图 1:100

建设单位
揭阳众创城开发有限公司

工程名称
揭阳（榕城）万洋众创城
B55-09A、B55B、B55C、B55D、B55E、B55F、B55G、B55H及B55I工程

子项名称
B55#楼

项目负责人

专业负责人

设计

制图

校对

审核

审定

出图日期
2026年04月

会签栏
建筑
结构
电气
给排水
暖通

图名
B55#二层平面图


工程号

图号
建方-02(改)

图纸分类


修改版本
1

修改前

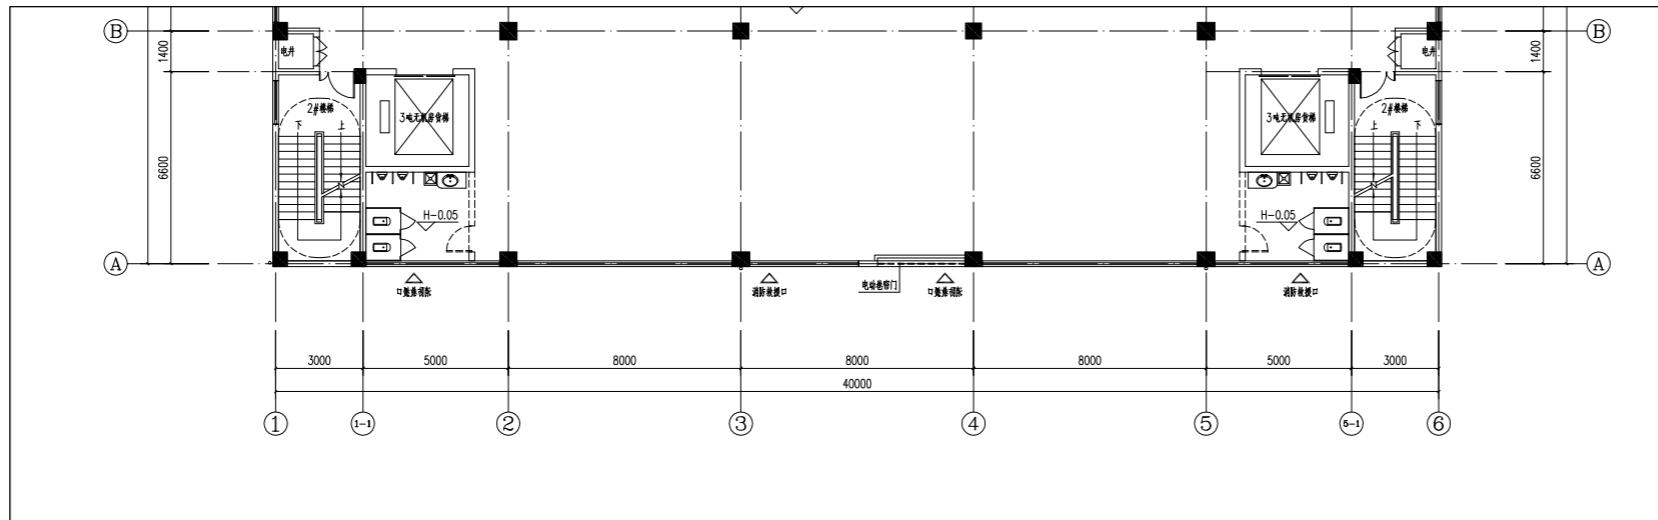

B55#三至五层平面图 1:100

修改后

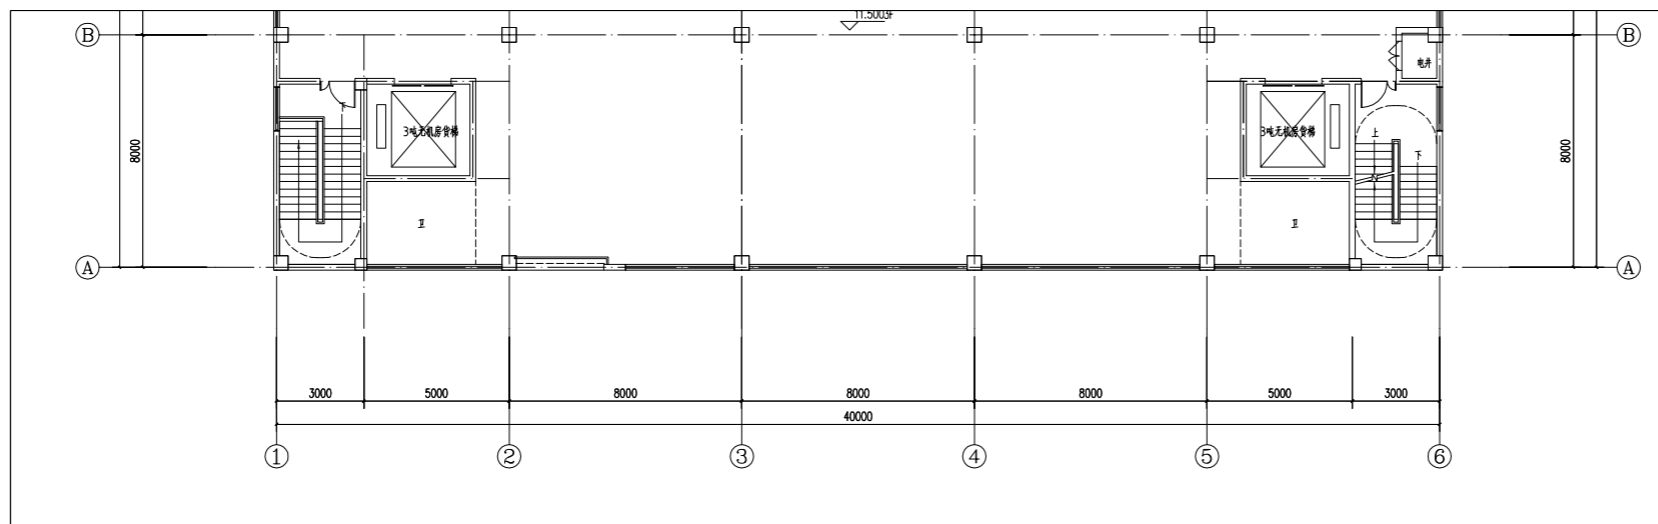

B55#三至五层平面图 1:100

建设单位
揭阳众创城开发有限公司

工程名称
揭阳（榕城）万洋众创城
300-309、3020、3029、3030、3034、3035、3036-3039、3040及配套设施工程

子项名称
B55#楼

项目负责人

专业负责人

设计

制图

校对

审核

审定

出图日期
2026年04月

会签栏	建筑	
	结构	
	电气	
	给排水	
	暖通	

图名
B55#三至五层平面图


工程号

图号
建方-03(改)

图纸分类


修改版本
1

修改前

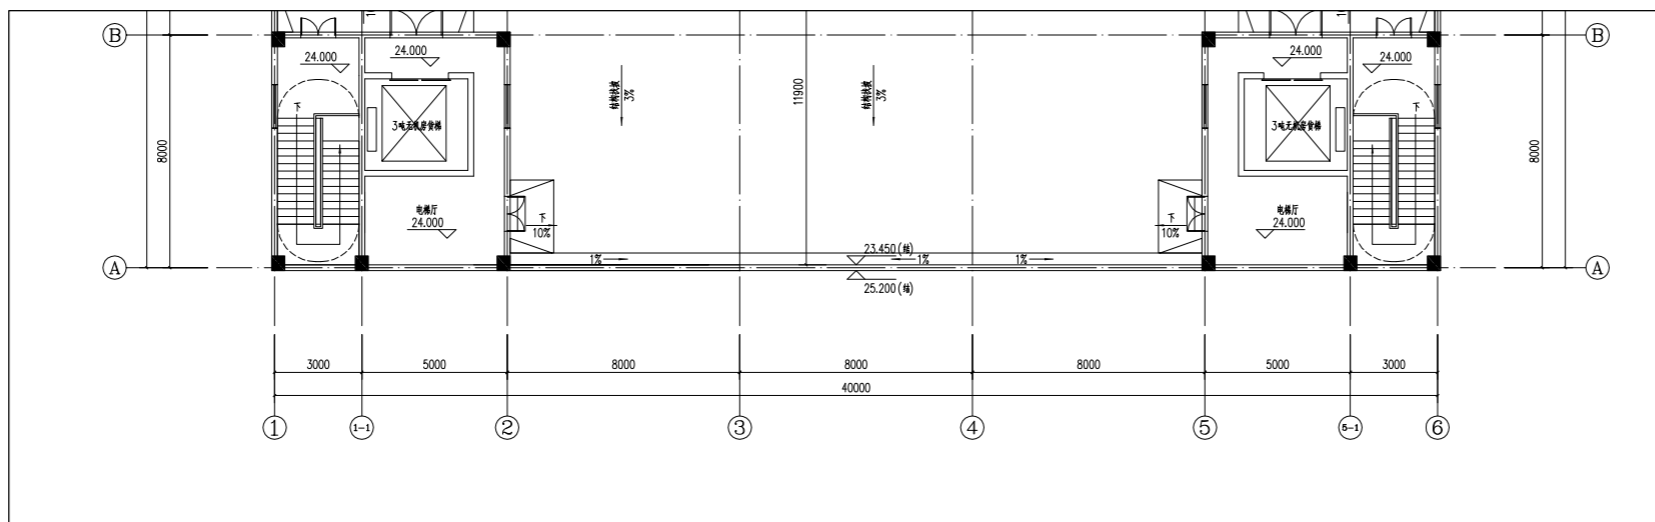

B55#屋顶层平面图 1:100

修改后

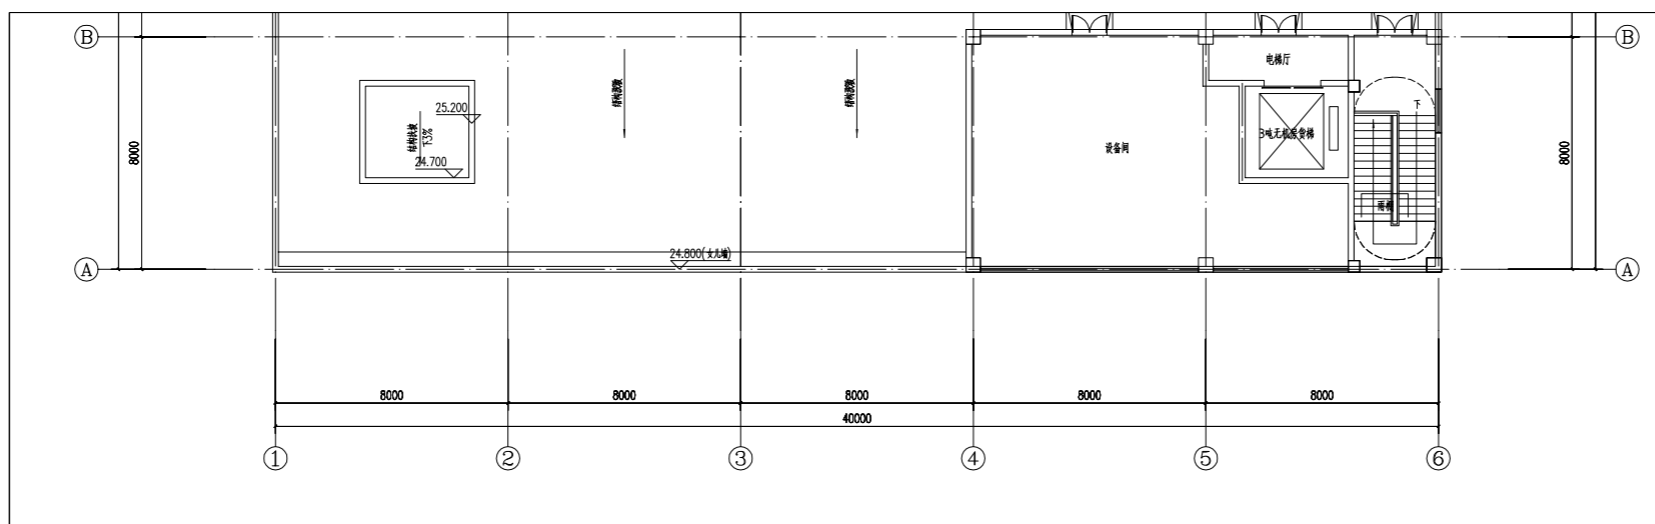

B55#屋顶层平面图 1:100

建设单位
揭阳众创城开发有限公司

工程名称
揭阳（榕城）万洋众创城
B55-55A、B55B、B55C、B55D、B55E、B55F、B55G及B55H工程

子项名称
B55#楼

项目负责人

专业负责人

设计

制图

校对

审核

审定

出图日期
2026年04月

会签栏
建筑
结构
电气
给排水
暖通

图名
B55#屋顶层平面图


工程号

图号
建方-04(改)

图纸分类


修改版本
1

修改前

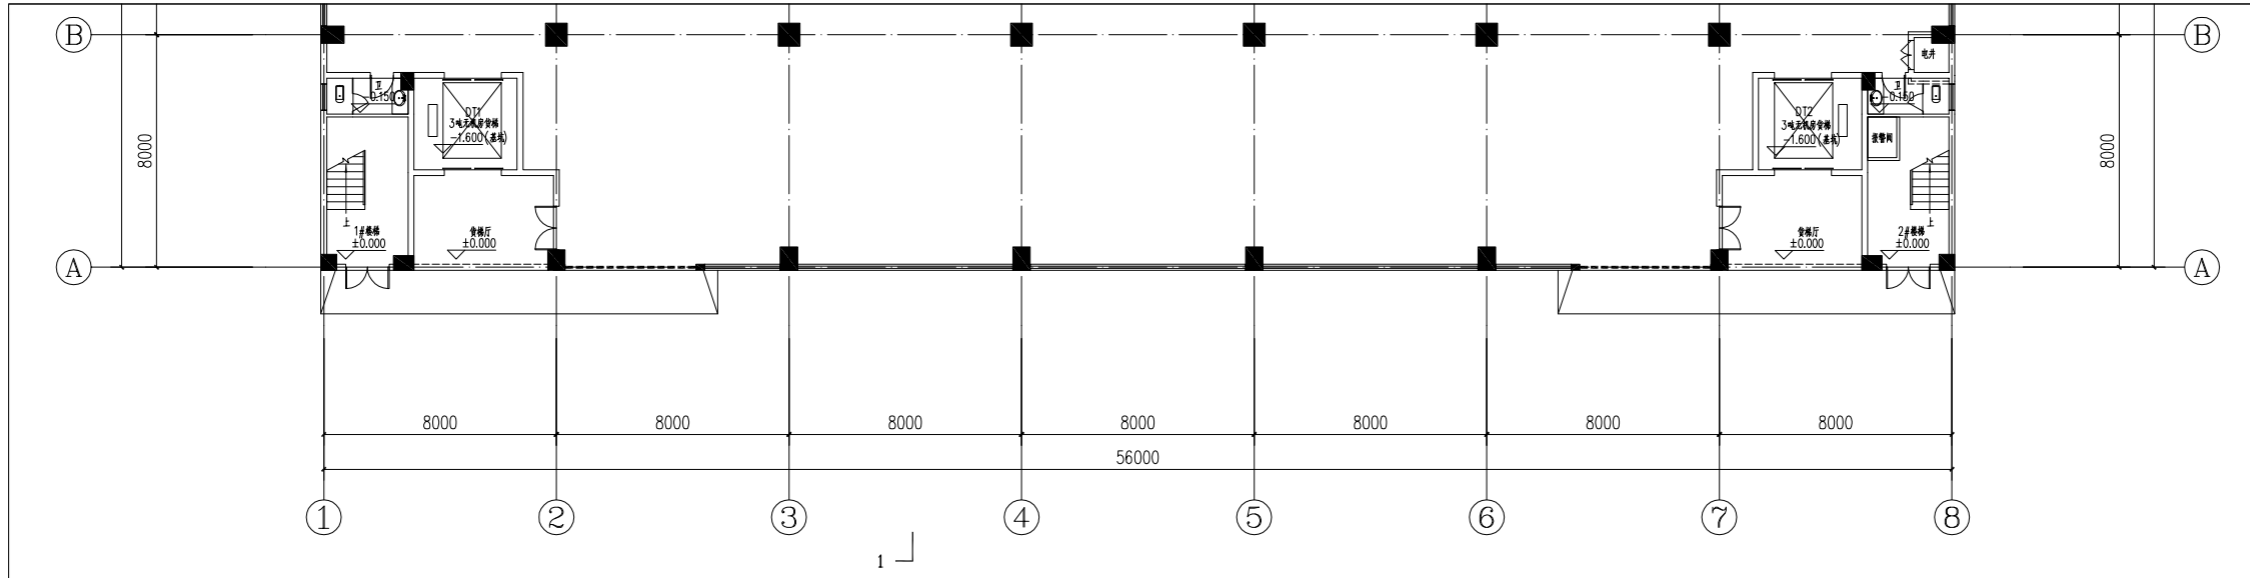

B60#一层平面图 1:100


修改后

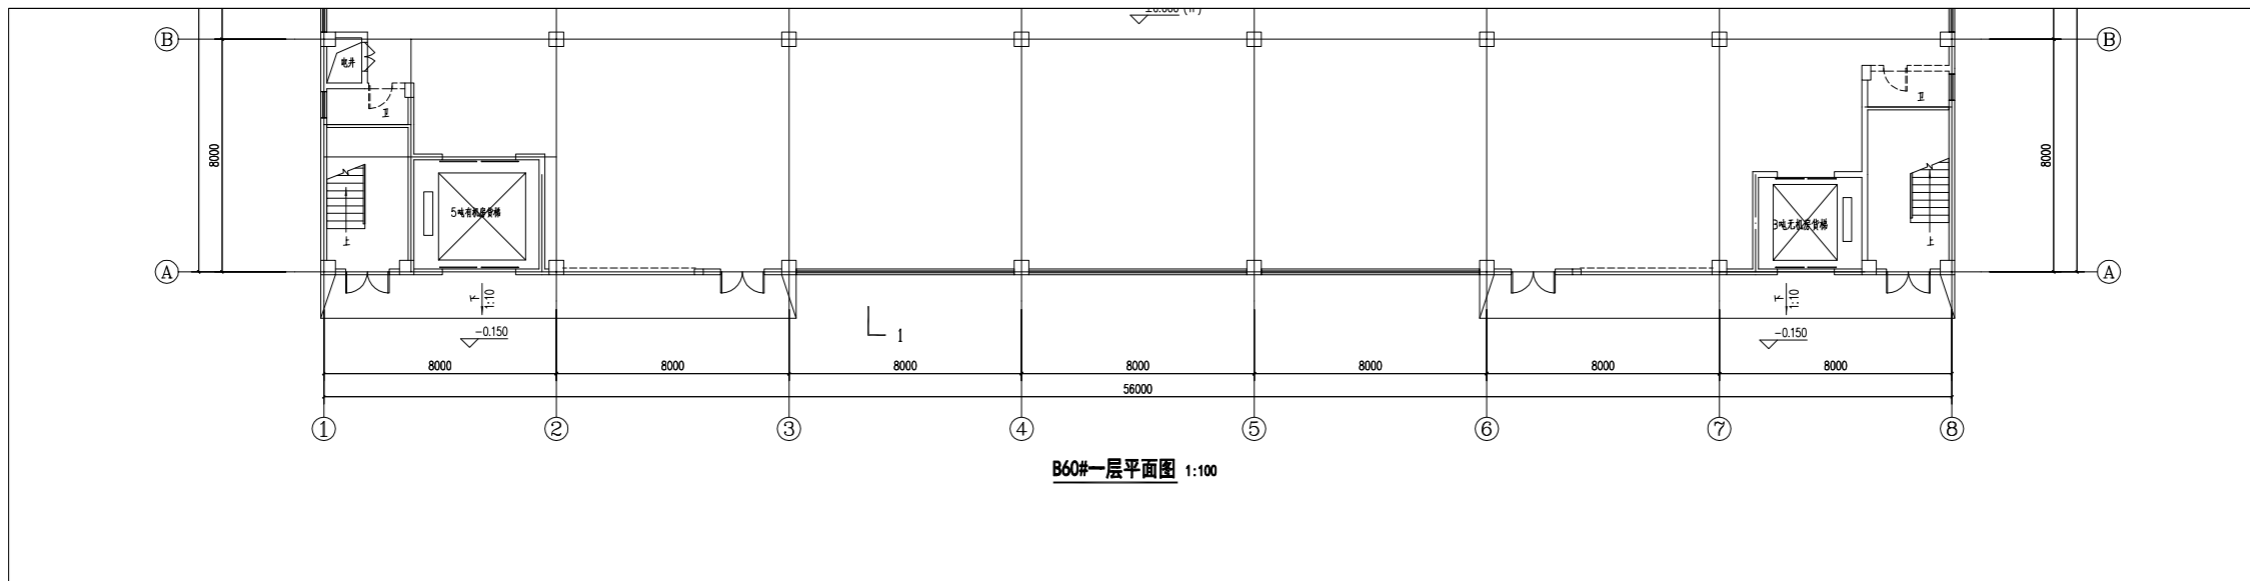

B60#一层平面图 1:100


建设单位	揭阳众创城开发有限公司	
工程名称	揭阳（榕城）万洋众创城 300-309、302A、302B、302C、302D、302E、302F、302G、302H、302I、302J、302K、302L、302M、302N、302O、302P、302Q、302R、302S、302T、302U、302V、302W、302X、302Y、302Z、302AA、302AB、302AC、302AD、302AE、302AF、302AG、302AH、302AI、302AJ、302AK、302AL、302AM、302AN、302AO、302AP、302AQ、302AR、302AS、302AT、302AU、302AV、302AW、302AX、302AY、302AZ、302BA、302BB、302BC、302BD、302BE、302BF、302BG、302BH、302BI、302BJ、302BK、302BL、302BM、302BN、302BO、302BP、302BQ、302BR、302BS、302BT、302BU、302BV、302BW、302BX、302BY、302BZ、302CA、302CB、302CC、302CD、302CE、302CF、302CG、302CH、302CI、302CJ、302CK、302CL、302CM、302CN、302CO、302CP、302CQ、302CR、302CS、302CT、302CU、302CV、302CW、302CX、302CY、302CZ、302DA、302DB、302DC、302DD、302DE、302DF、302DG、302DH、302DI、302DJ、302DK、302DL、302DM、302DN、302DO、302DP、302DQ、302DR、302DS、302DT、302DU、302DV、302DW、302DX、302DY、302DZ、302EA、302EB、302EC、302ED、302EE、302EF、302EG、302EH、302EI、302EJ、302EK、302EL、302EM、302EN、302EO、302EP、302EQ、302ER、302ES、302ET、302EU、302EV、302EW、302EX、302EY、302EZ、302FA、302FB、302FC、302FD、302FE、302FF、302FG、302FH、302FI、302FJ、302FK、302FL、302FM、302FN、302FO、302FP、302FQ、302FR、302FS、302FT、302FU、302FV、302FW、302FX、302FY、302FZ、302GA、302GB、302GC、302GD、302GE、302GF、302GG、302GH、302GI、302GJ、302GK、302GL、302GM、302GN、302GO、302GP、302GQ、302GR、302GS、302GT、302GU、302GV、302GW、302GX、302GY、302GZ、302HA、302HB、302HC、302HD、302HE、302HF、302HG、302HH、302HI、302HJ、302HK、302HL、302HM、302HN、302HO、302HP、302HQ、302HR、302HS、302HT、302HU、302HV、302HW、302HX、302HY、302HZ、302IA、302IB、302IC、302ID、302IE、302IF、302IG、302IH、302II、302IJ、302IK、302IL、302IM、302IN、302IO、302IP、302IQ、302IR、302IS、302IT、302IU、302IV、302IW、302IX、302IY、302IZ、302JA、302JB、302JC、302JD、302JE、302JF、302JG、302JH、302JI、302JJ、302JK、302JL、302JM、302JN、302JO、302JP、302JQ、302JR、302JS、302JT、302JU、302JV、302JW、302JX、302JY、302JZ、302KA、302KB、302KC、302KD、302KE、302KF、302KG、302KH、302KI、302KJ、302KK、302KL、302KM、302KN、302KO、302KP、302KQ、302KR、302KS、302KT、302KU、302KV、302KW、302KX、302KY、302KZ、302LA、302LB、302LC、302LD、302LE、302LF、302LG、302LH、302LI、302LJ、302LK、302LL、302LM、302LN、302LO、302LP、302LQ、302LR、302LS、302LT、302LU、302LV、302LW、302LX、302LY、302LZ、302MA、302MB、302MC、302MD、302ME、302MF、302MG、302MH、302MI、302MJ、302MK、302ML、302MM、302MN、302MO、302MP、302MQ、302MR、302MS、302MT、302MU、302MV、302MW、302MX、302MY、302MZ、302NA、302NB、302NC、302ND、302NE、302NF、302NG、302NH、302NI、302NJ、302NK、302NL、302NM、302NN、302NO、302NP、302NQ、302NR、302NS、302NT、302NU、302NV、302NW、302NX、302NY、302NZ、302OA、302OB、302OC、302OD、302OE、302OF、302OG、302OH、302OI、302OJ、302OK、302OL、302OM、302ON、302OO、302OP、302OQ、302OR、302OS、302OT、302OU、302OV、302OW、302OX、302OY、302OZ、302PA、302PB、302PC、302PD、302PE、302PF、302PG、302PH、302PI、302PJ、302PK、302PL、302PM、302PN、302PO、302PP、302PQ、302PR、302PS、302PT、302PU、302PV、302PW、302PX、302PY、302PZ、302QA、302QB、302QC、302QD、302QE、302QF、302QG、302QH、302QI、302QJ、302QK、302QL、302QM、302QN、302QO、302QP、302QQ、302QR、302QS、302QT、302QU、302QV、302QW、302QX、302QY、302QZ、302RA、302RB、302RC、302RD、302RE、302RF、302RG、302RH、302RI、302RJ、302RK、302RL、302RM、302RN、302RO、302RP、302RQ、302RR、302RS、302RT、302RU、302RV、302RW、302RX、302RY、302RZ、302SA、302SB、302SC、302SD、302SE、302SF、302SG、302SH、302SI、302SJ、302SK、302SL、302SM、302SN、302SO、302SP、302SQ、302SR、302SS、302ST、302SU、302SV、302SW、302SX、302SY、302SZ、302TA、302TB、302TC、302TD、302TE、302TF、302TG、302TH、302TI、302TJ、302TK、302TL、302TM、302TN、302TO、302TP、302TQ、302TR、302TS、302TT、302TU、302TV、302TW、302TX、302TY、302TZ、302UA、302UB、302UC、302UD、302UE、302UF、302UG、302UH、302UI、302UJ、302UK、302UL、302UM、302UN、302UO、302UP、302UQ、302UR、302US、302UT、302UU、302UV、302UW、302UX、302UY、302UZ、302VA、302VB、302VC、302VD、302VE、302VF、302VG、302VH、302VI、302VJ、302VK、302VL、302VM、302VN、302VO、302VP、302VQ、302VR、302VS、302VT、302VU、302VV、302VW、302VX、302VY、302VZ、302WA、302WB、302WC、302WD、302WE、302WF、302WG、302WH、302WI、302WJ、302WK、302WL、302WM、302WN、302WO、302WP、302WQ、302WR、302WS、302WT、302WU、302WV、302WW、302WX、302WY、302WZ、302XA、302XB、302XC、302XD、302XE、302XF、302XG、302XH、302XI、302XJ、302XK、302XL、302XM、302XN、302XO、302XP、302XQ、302XR、302XS、302XT、302XU、302XV、302XW、302XX、302XY、302XZ、302YA、302YB、302YC、302YD、302YE、302YF、302YG、302YH、302YI、302YJ、302YK、302YL、302YM、302YN、302YO、302YP、302YQ、302YR、302YS、302YT、302YU、302YV、302YW、302YX、302YY、302YZ、302ZA、302ZB、302ZC、302ZD、302ZE、302ZF、302ZG、302ZH、302ZI、302ZJ、302ZK、302ZL、302ZM、302ZN、302ZO、302ZP、302ZQ、302ZR、302ZS、302ZT、302ZU、302ZV、302ZW、302ZX、302ZY、302ZZ	
子项名称	B60#楼	
项目负责人		
专业负责人		
设计		
制图		
校对		
审核		
审定		
出图日期	2026年04月	
会签栏	建筑	
	结构	
	电气	
	给排水	
	暖通	
图名	B60#一层平面图	
工程号		
图号	建方-01(改)	
图纸分类		
修改版本	1	

修改前

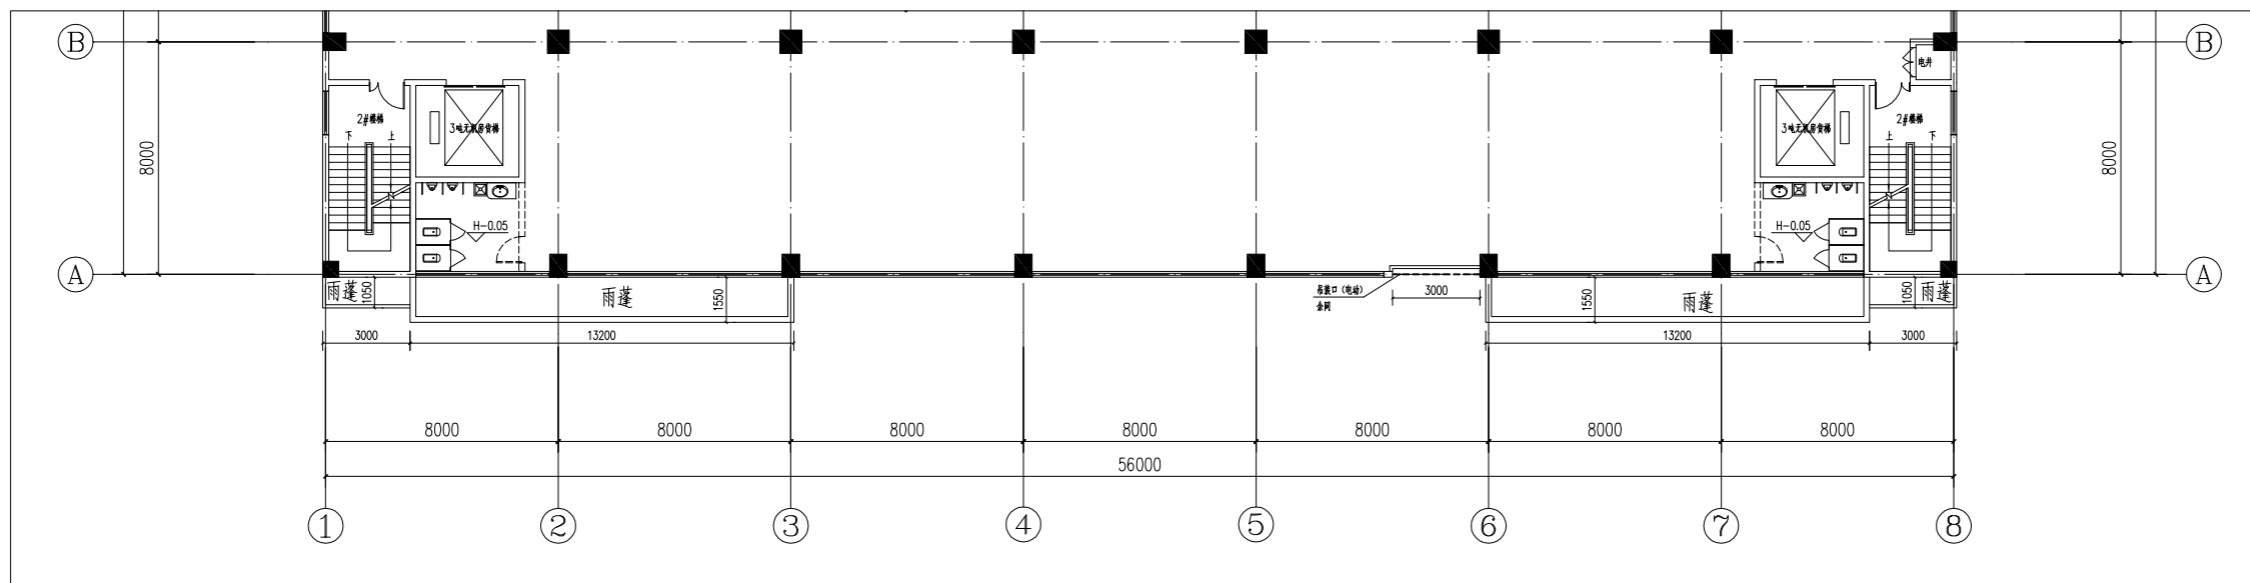

B60#二层平面图 1:100

修改后

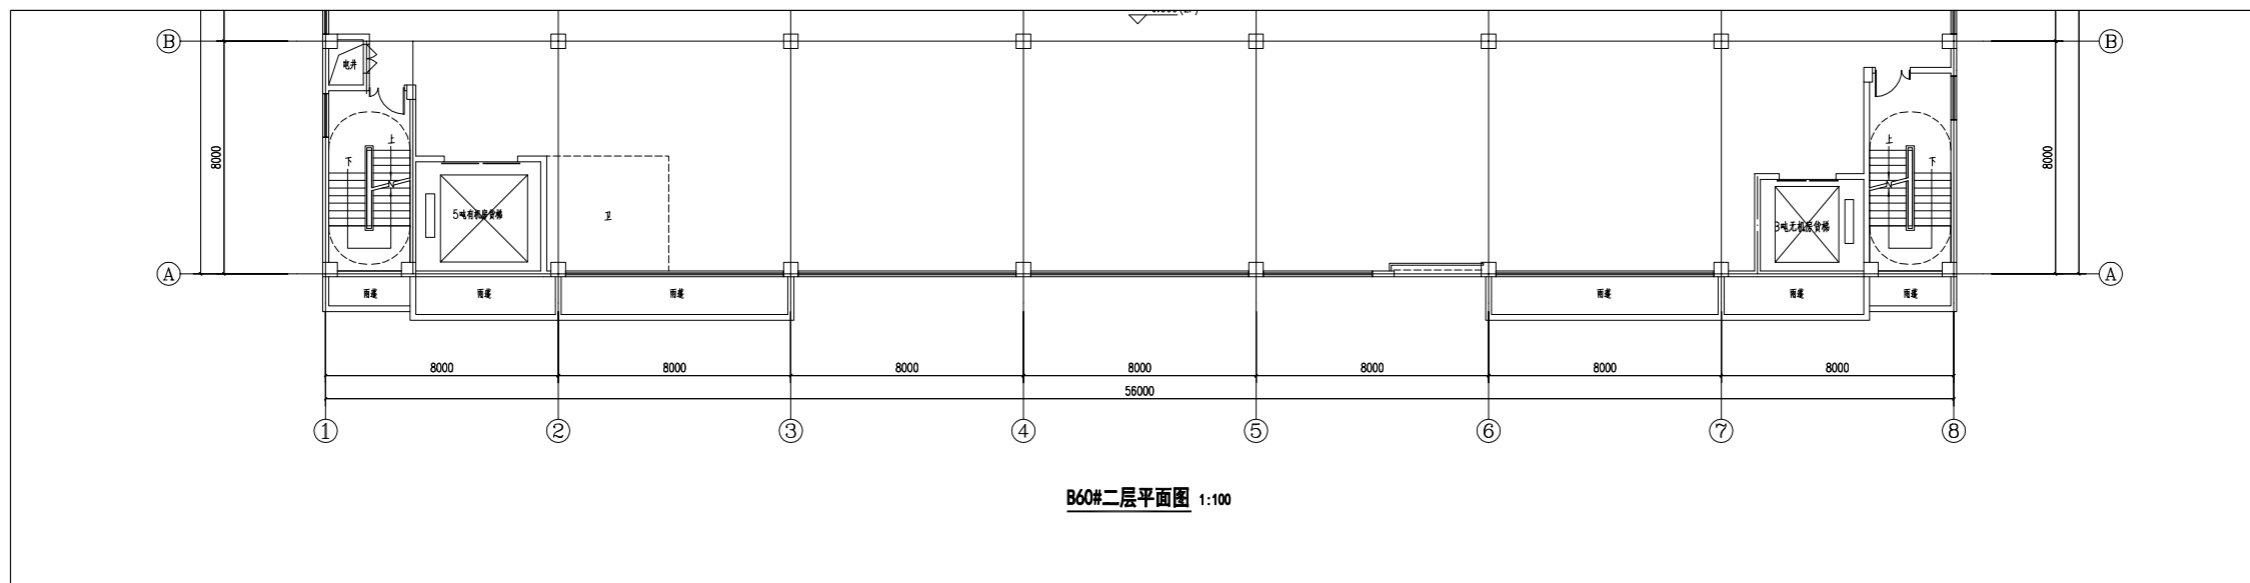


B60#二层平面图 1:100

B60#二层平面图 1:100


建设单位	揭阳众创城开发有限公司	
工程名称	揭阳（榕城）万洋众创城 B01-004、B02A、B02B、B02C、B02D、B02E、B02F、B02G、B02H及配套设施工程	
子项名称	B60#楼	
项目负责人		
专业负责人		
设计		
制图		
校对		
审核		
审定		
出图日期	2026年04月	
会签栏	建筑	
	结构	
	电气	
	给排水	
	暖通	
图名	B60#二层平面图	
工程号		
图号	建方-02(改)	
图纸分类		
修改版本	1	

修改前

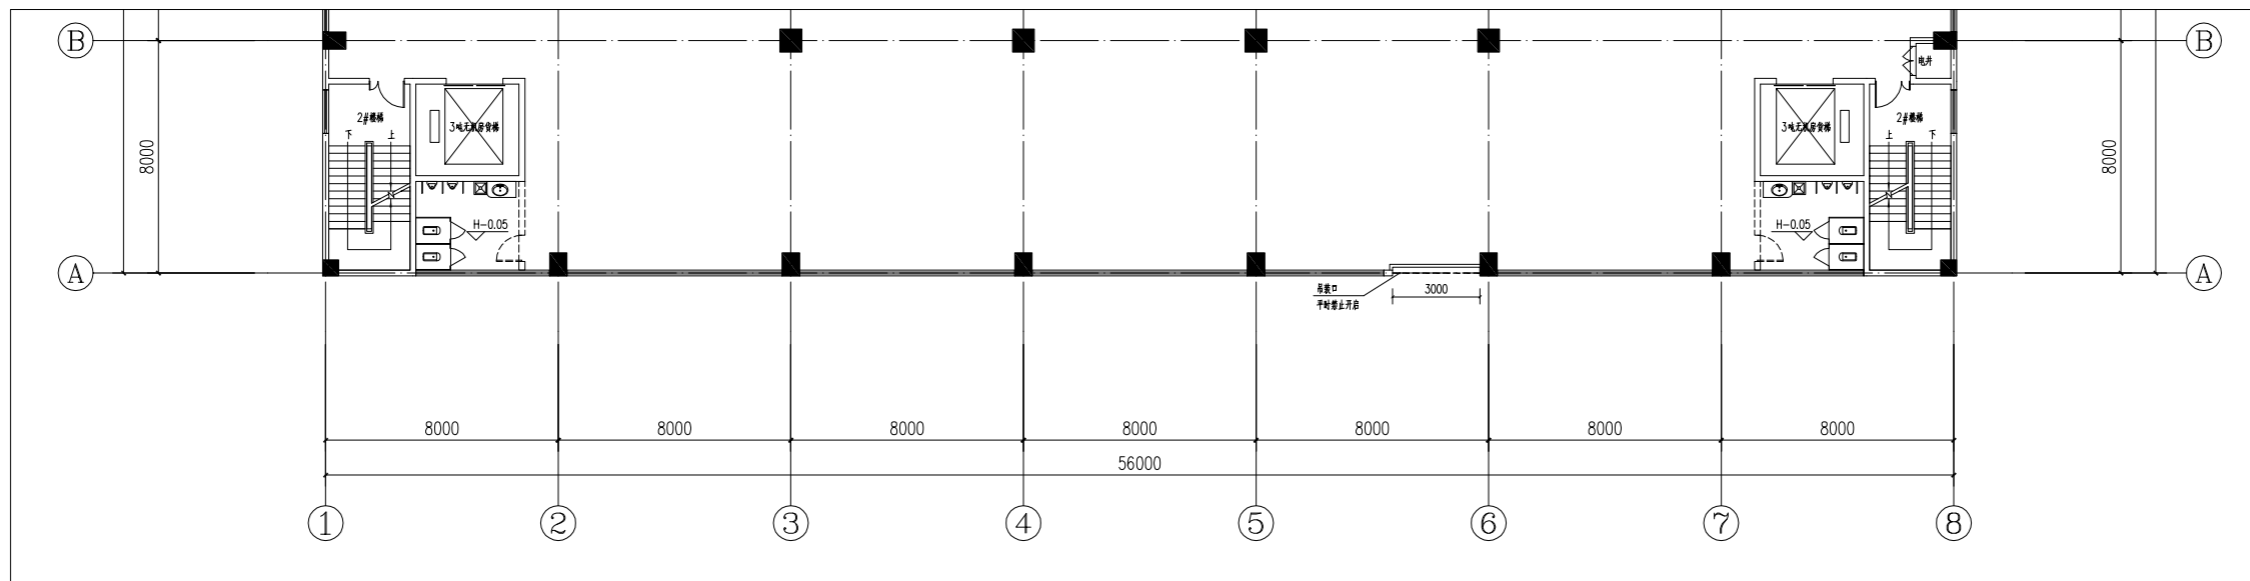

B60#三至五层平面图 1:100

修改后

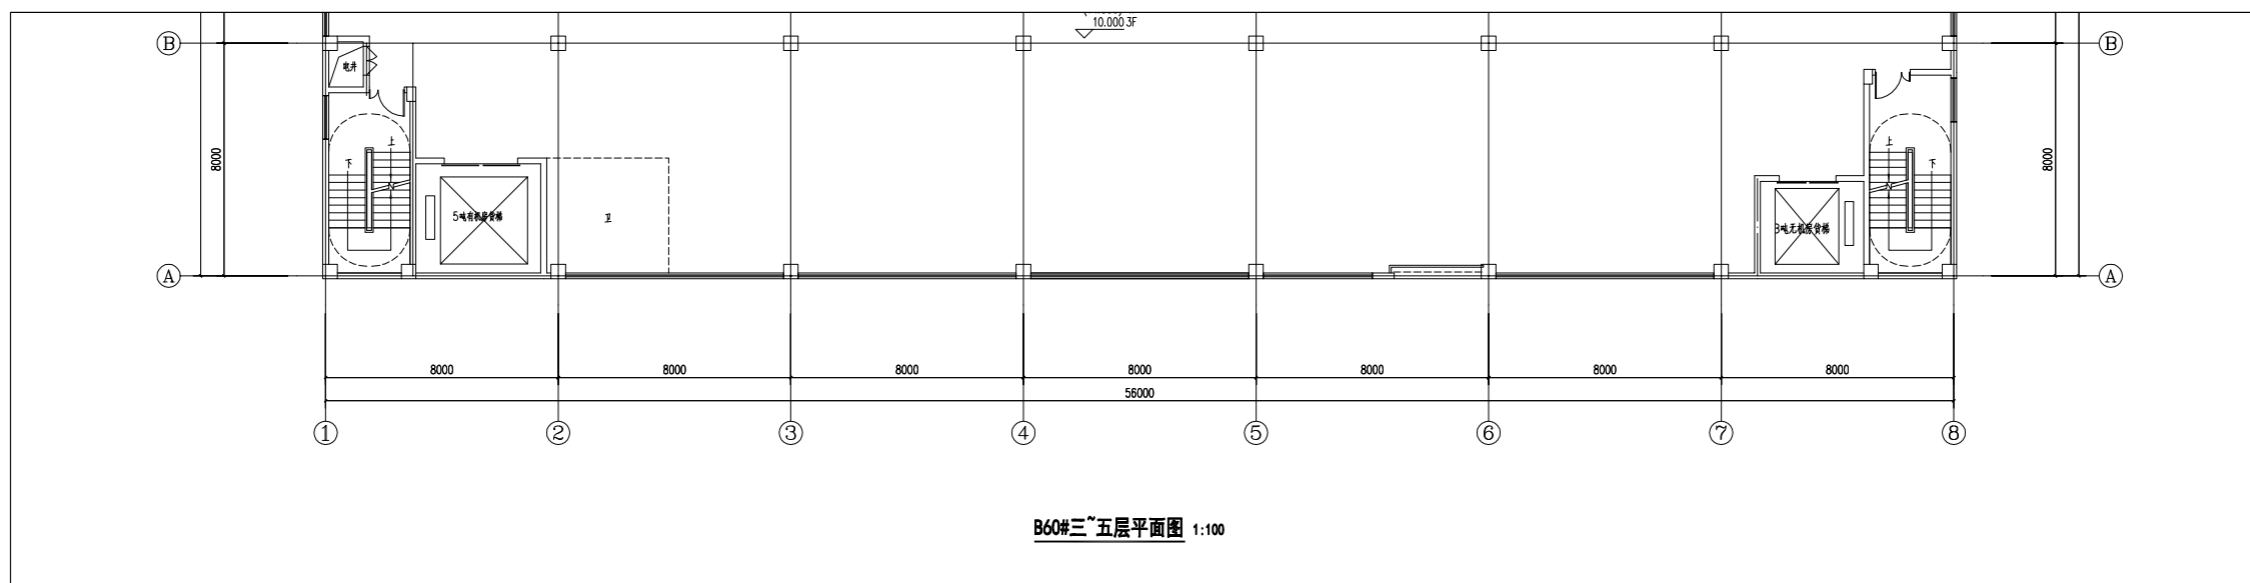

B60#三至五层平面图 1:100

建设单位
揭阳众创城开发有限公司

工程名称
揭阳（榕城）万洋众创城
B01-004、B02A、B02B、B02C、B02D、B02E、B02F、B02G、B02H及配套设施工程

子项名称
B60#楼

项目负责人

专业负责人

设计

制图

校对

审核

审定

出图日期
2026年04月

会签栏
建筑
结构
电气
给排水
暖通

图名
B60#三至五层平面图


工程号

图号
建方-03(改)

图纸分类


修改版本
1

修改前

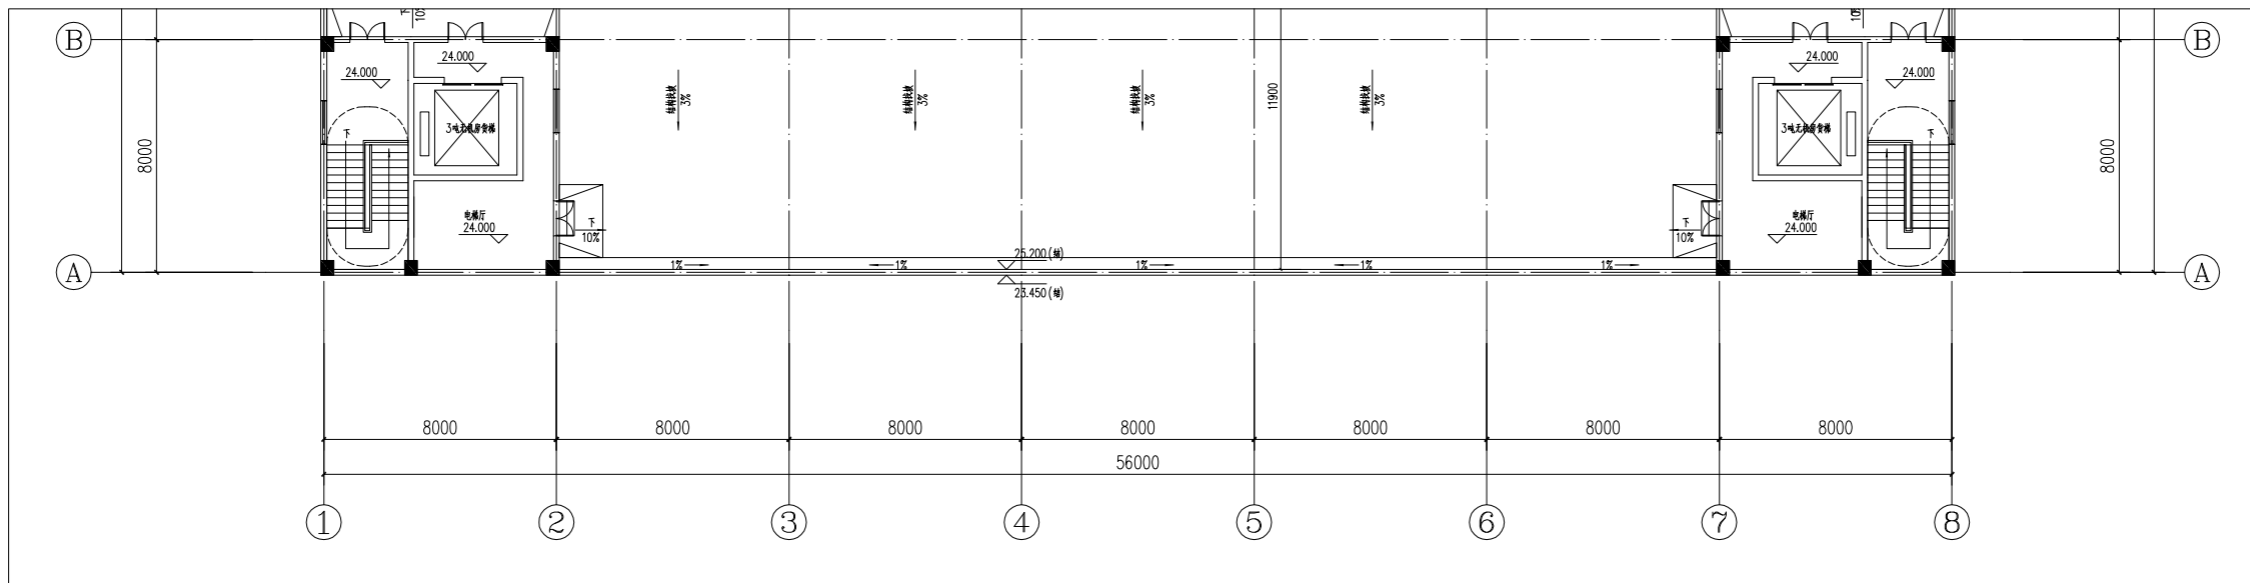

B60#屋面层平面图 1:100


修改后

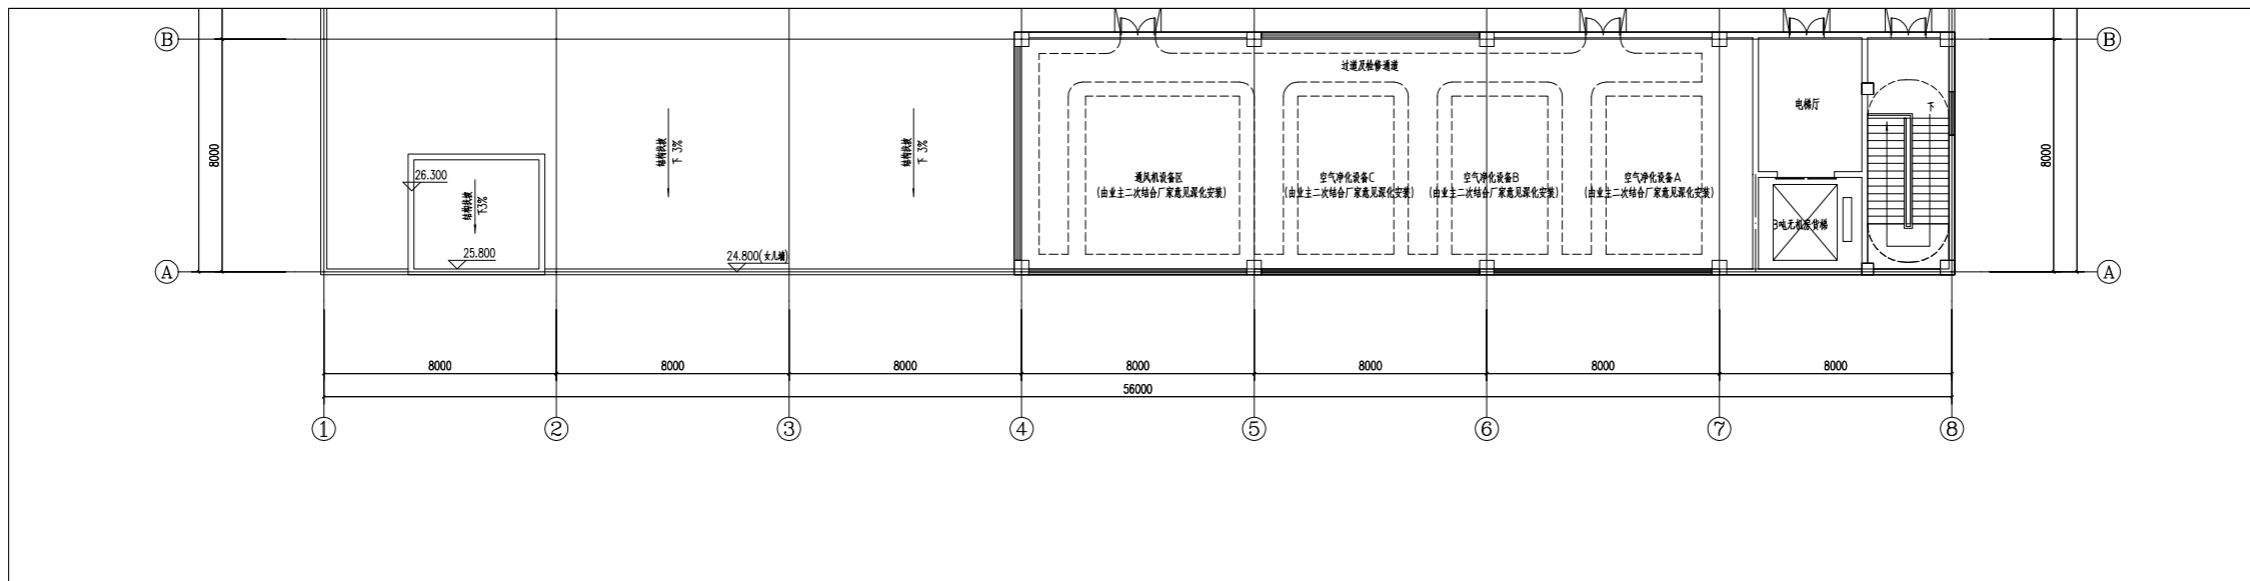

B60#屋面层平面图 1:100


建设单位	揭阳众创城开发有限公司	
工程名称	揭阳（榕城）万洋众创城 300-309、3029、3039、3059、3069、308-039、309-039、309A及配套设施工程	
子项名称	B60#楼	
项目负责人		
专业负责人		
设计		
制图		
校对		
审核		
审定		
出图日期	2026年04月	
会签栏	建筑	
	结构	
	电气	
	给排水	
	暖通	
图名	B60#屋顶层平面图	
工程号		
图号	建方-04(改)	
图纸分类		
修改版本	1	

修改前

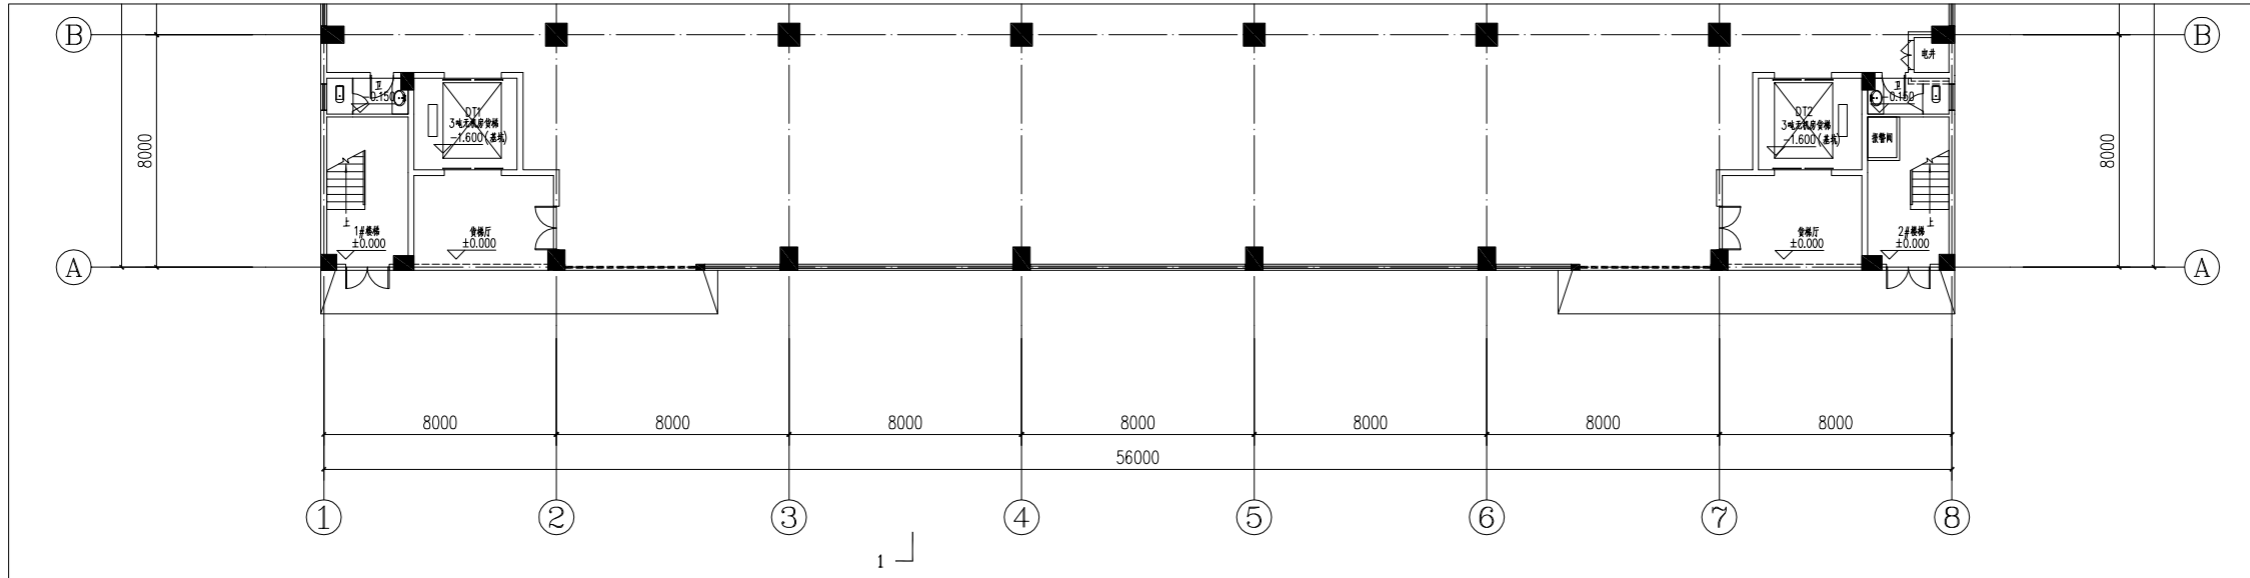

B59#一层平面图 1:100

修改后

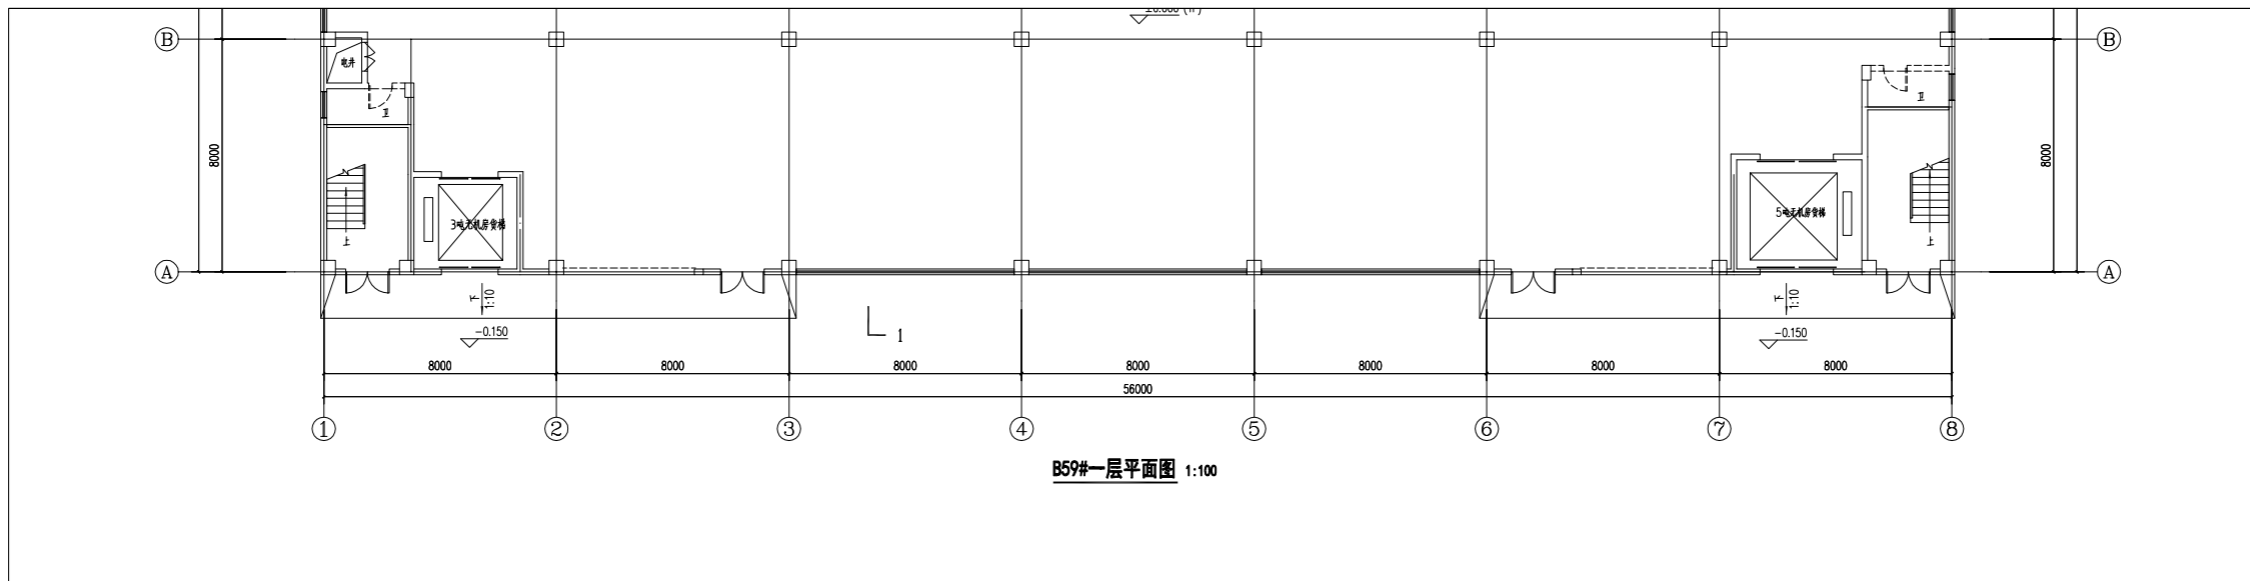


B59#一层平面图 1:100

B59#一层平面图 1:100


建设单位	揭阳众创城开发有限公司	
工程名称	揭阳（榕城）万洋众创城 300-309、302A、302B、302C、302D、302E、302F、302G、302H、302I、302J、302K、302L、302M、302N、302O、302P、302Q、302R、302S、302T、302U、302V、302W、302X、302Y、302Z	
子项名称	B59#楼	
项目负责人		
专业负责人		
设计		
制图		
校对		
审核		
审定		
出图日期	2026年04月	
会签栏	建筑	
	结构	
	电气	
	给排水	
	暖通	
图名	B59#一层平面图	
工程号		
图号	建方-01(改)	
图纸分类		
修改版本	1	

修改前

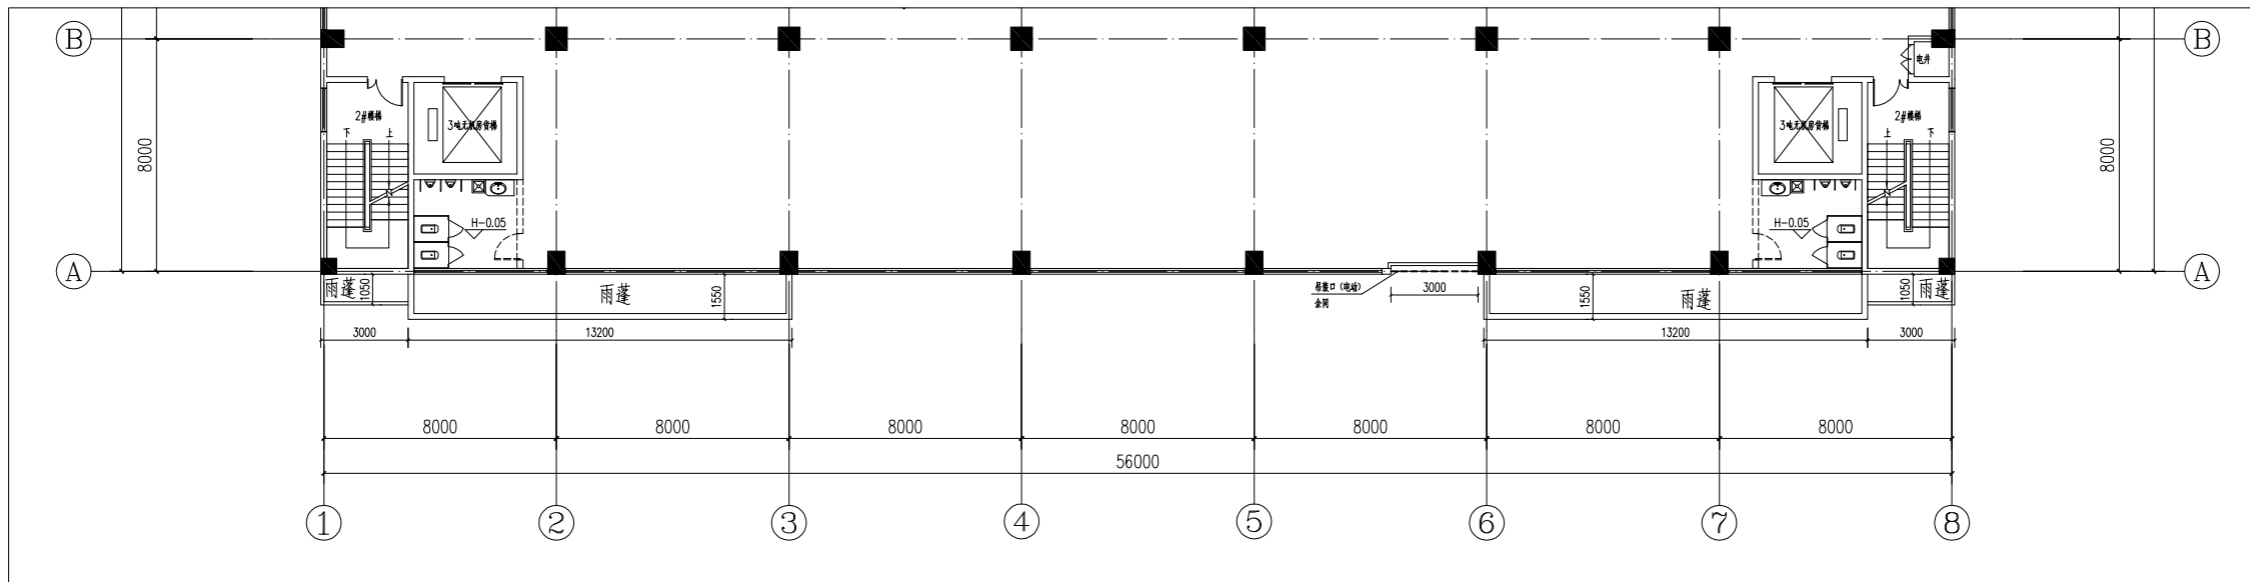

B59#二层平面图 1:100


修改后

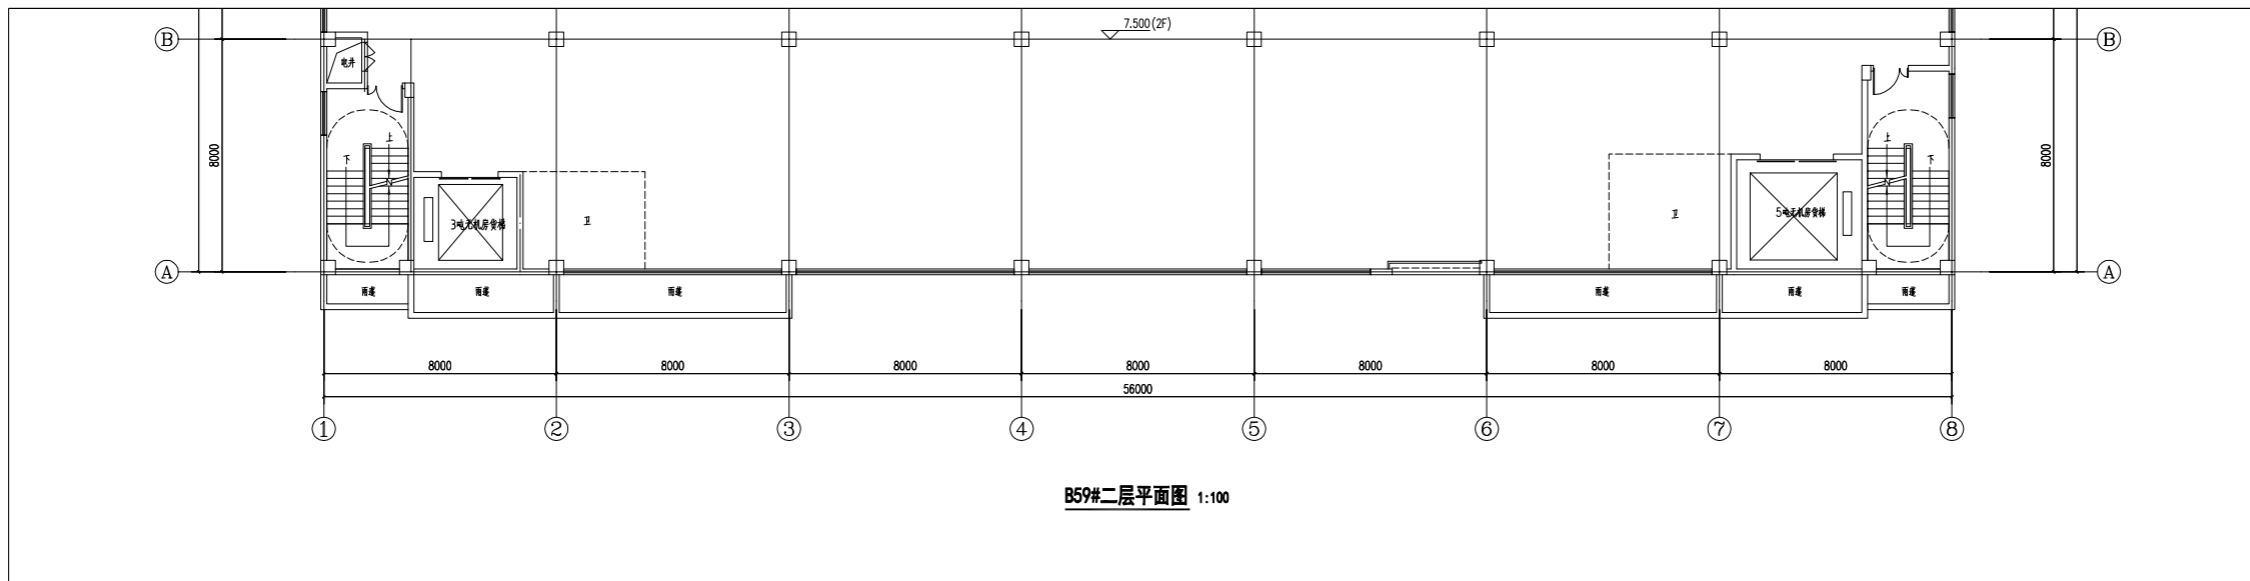

B59#二层平面图 1:100


建设单位	揭阳众创城开发有限公司	
工程名称	揭阳(榕城)万洋众创城 300-309、302A、302B、302C、302D、302E、302F、302G、302H、302I、302J、302K、302L、302M、302N、302O、302P、302Q、302R、302S、302T、302U、302V、302W、302X、302Y、302Z	
子项名称	B59#楼	
项目负责人		
专业负责人		
设计		
制图		
校对		
审核		
审定		
出图日期	2026年04月	
会签栏	建筑	
	结构	
	电气	
	给排水	
	暖通	
图名	B59#二层平面图	
工程号		
图号	建方-02(改)	
图纸分类		
修改版本	1	

修改前

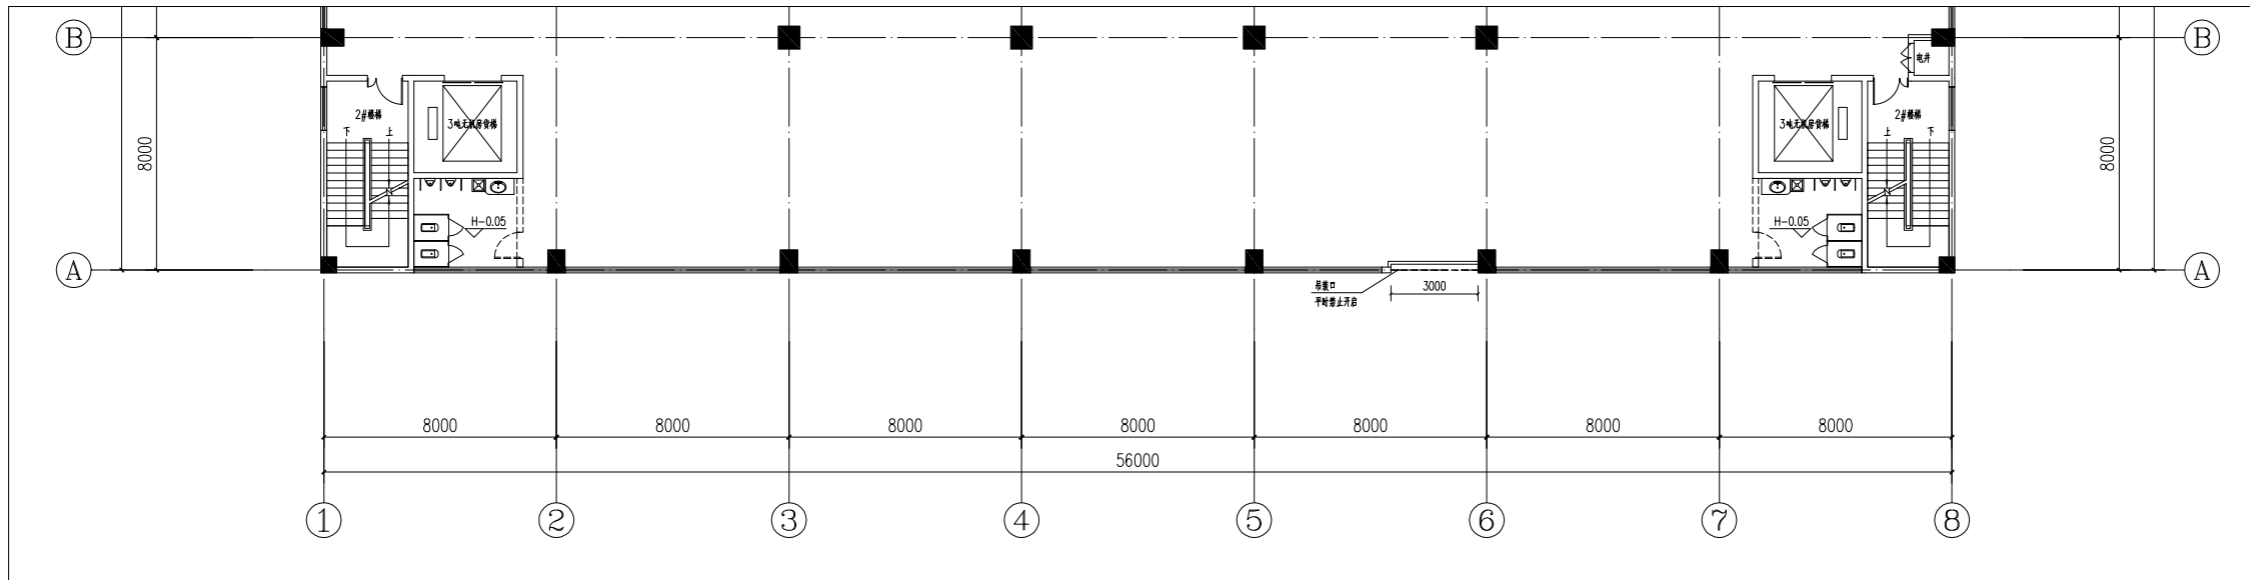

B59#三至五层平面图 1:100


修改后

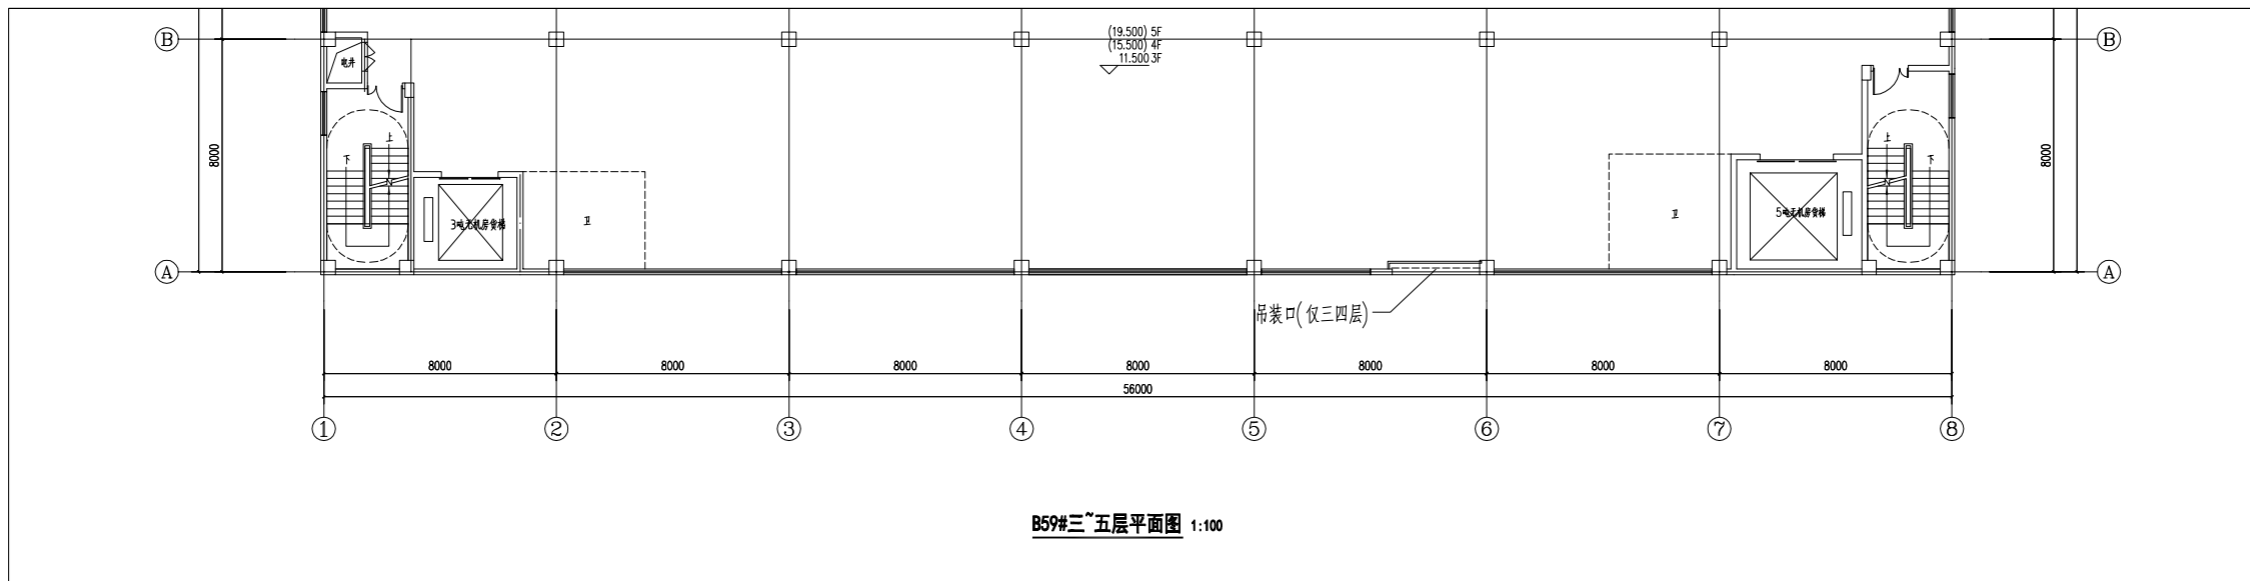

B59#三至五层平面图 1:100


建设单位	揭阳众创城开发有限公司	
工程名称	揭阳(榕城)万洋众创城 300-300、303#、303#、303#、303#、303-03#、303#及配套设施工程	
子项名称	B59#楼	
项目负责人		
专业负责人		
设计		
制图		
校对		
审核		
审定		
出图日期	2026年04月	
会签栏	建筑	
	结构	
	电气	
	给排水	
图名	B59#三至五层平面图	
	工程号	
图号	建方-03(改)	
图纸分类		
修改版本	1	

修改前

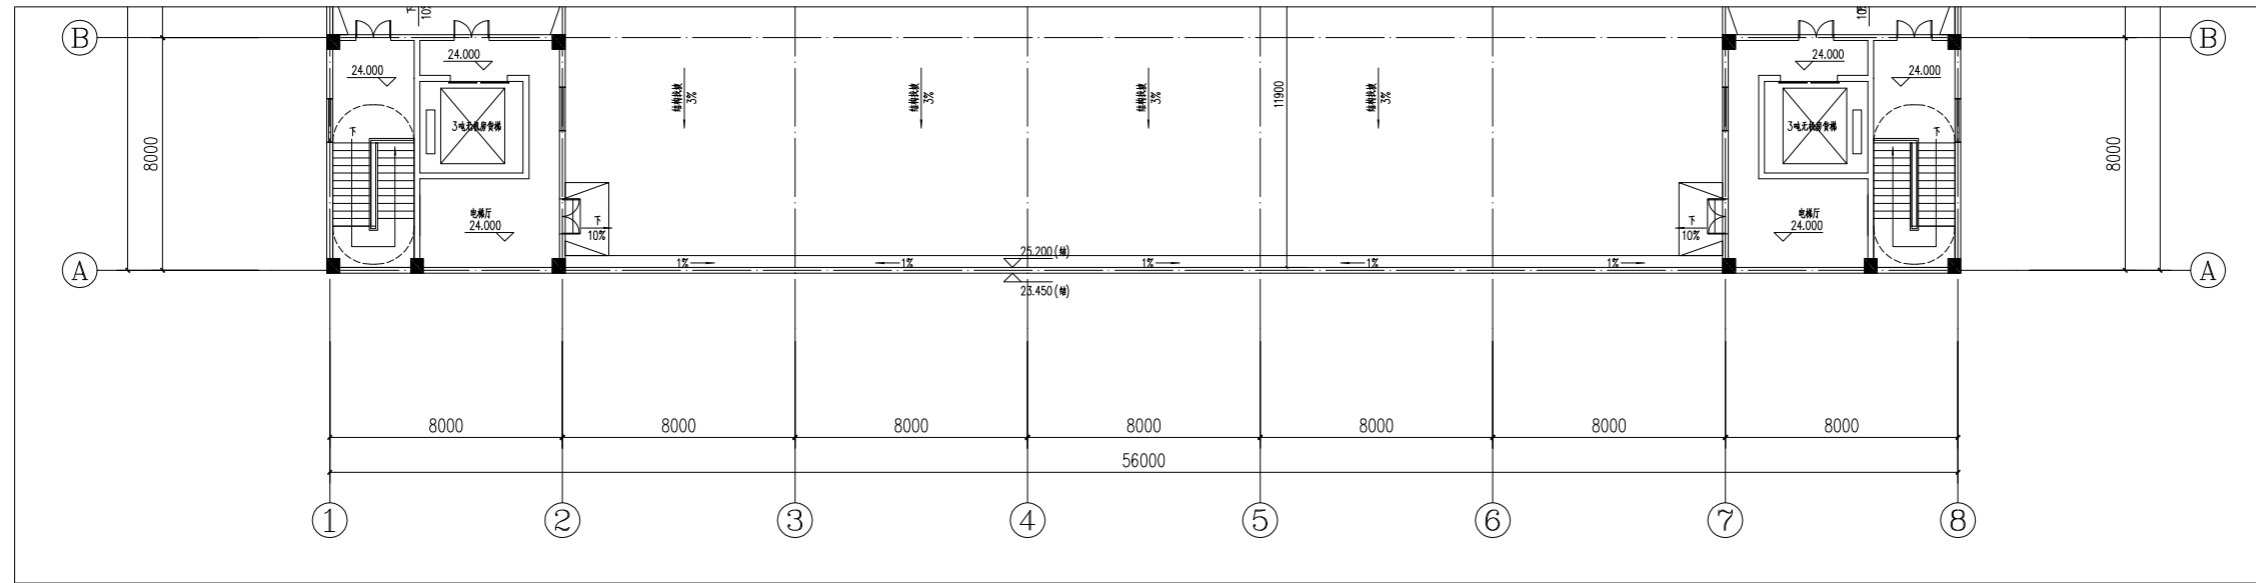

B59#屋面层平面图 1:100

修改后

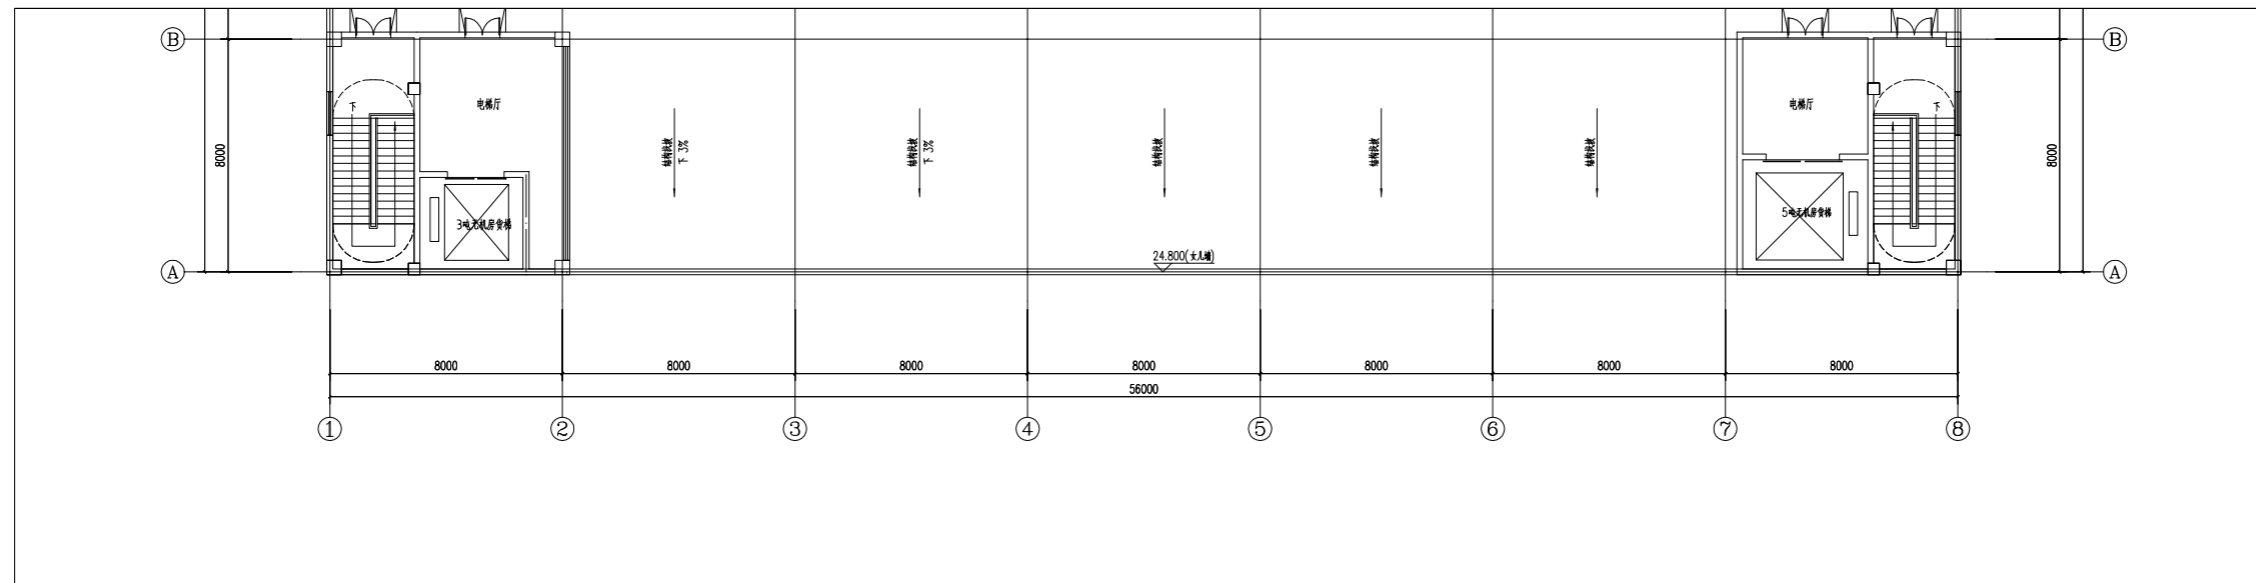

B59#屋面层平面图 1:100

建设单位	揭阳众创城开发有限公司	
工程名称	揭阳（榕城）万洋众创城 300-300、303#、303#、303#、303#、303-03#、303#及配套设施工程	
子项名称	B59#楼	
项目负责人		
专业负责人		
设计		
制图		
校对		
审核		
审定		
出图日期	2026年04月	
会签栏	建筑	
	结构	
	电气	
	给排水	
图名	B59#顶层平面图	
	工程号	
图号	建方-04(改)	
图纸分类		
修改版本	1	