


图例

DN200-20	管径 (mm) - 管长 (m)
	本次设计给水主管
	本次设计给水支管
X=2600387.924 Y=428495.446	坐标标注

- 1、本工程的坐标系统采用国家2000坐标系统，高程系统采用1985国家高程系统。
- 2、本图尺寸除管径以毫米计外，其余均以米计。
- 3、本图比例为1:15000。

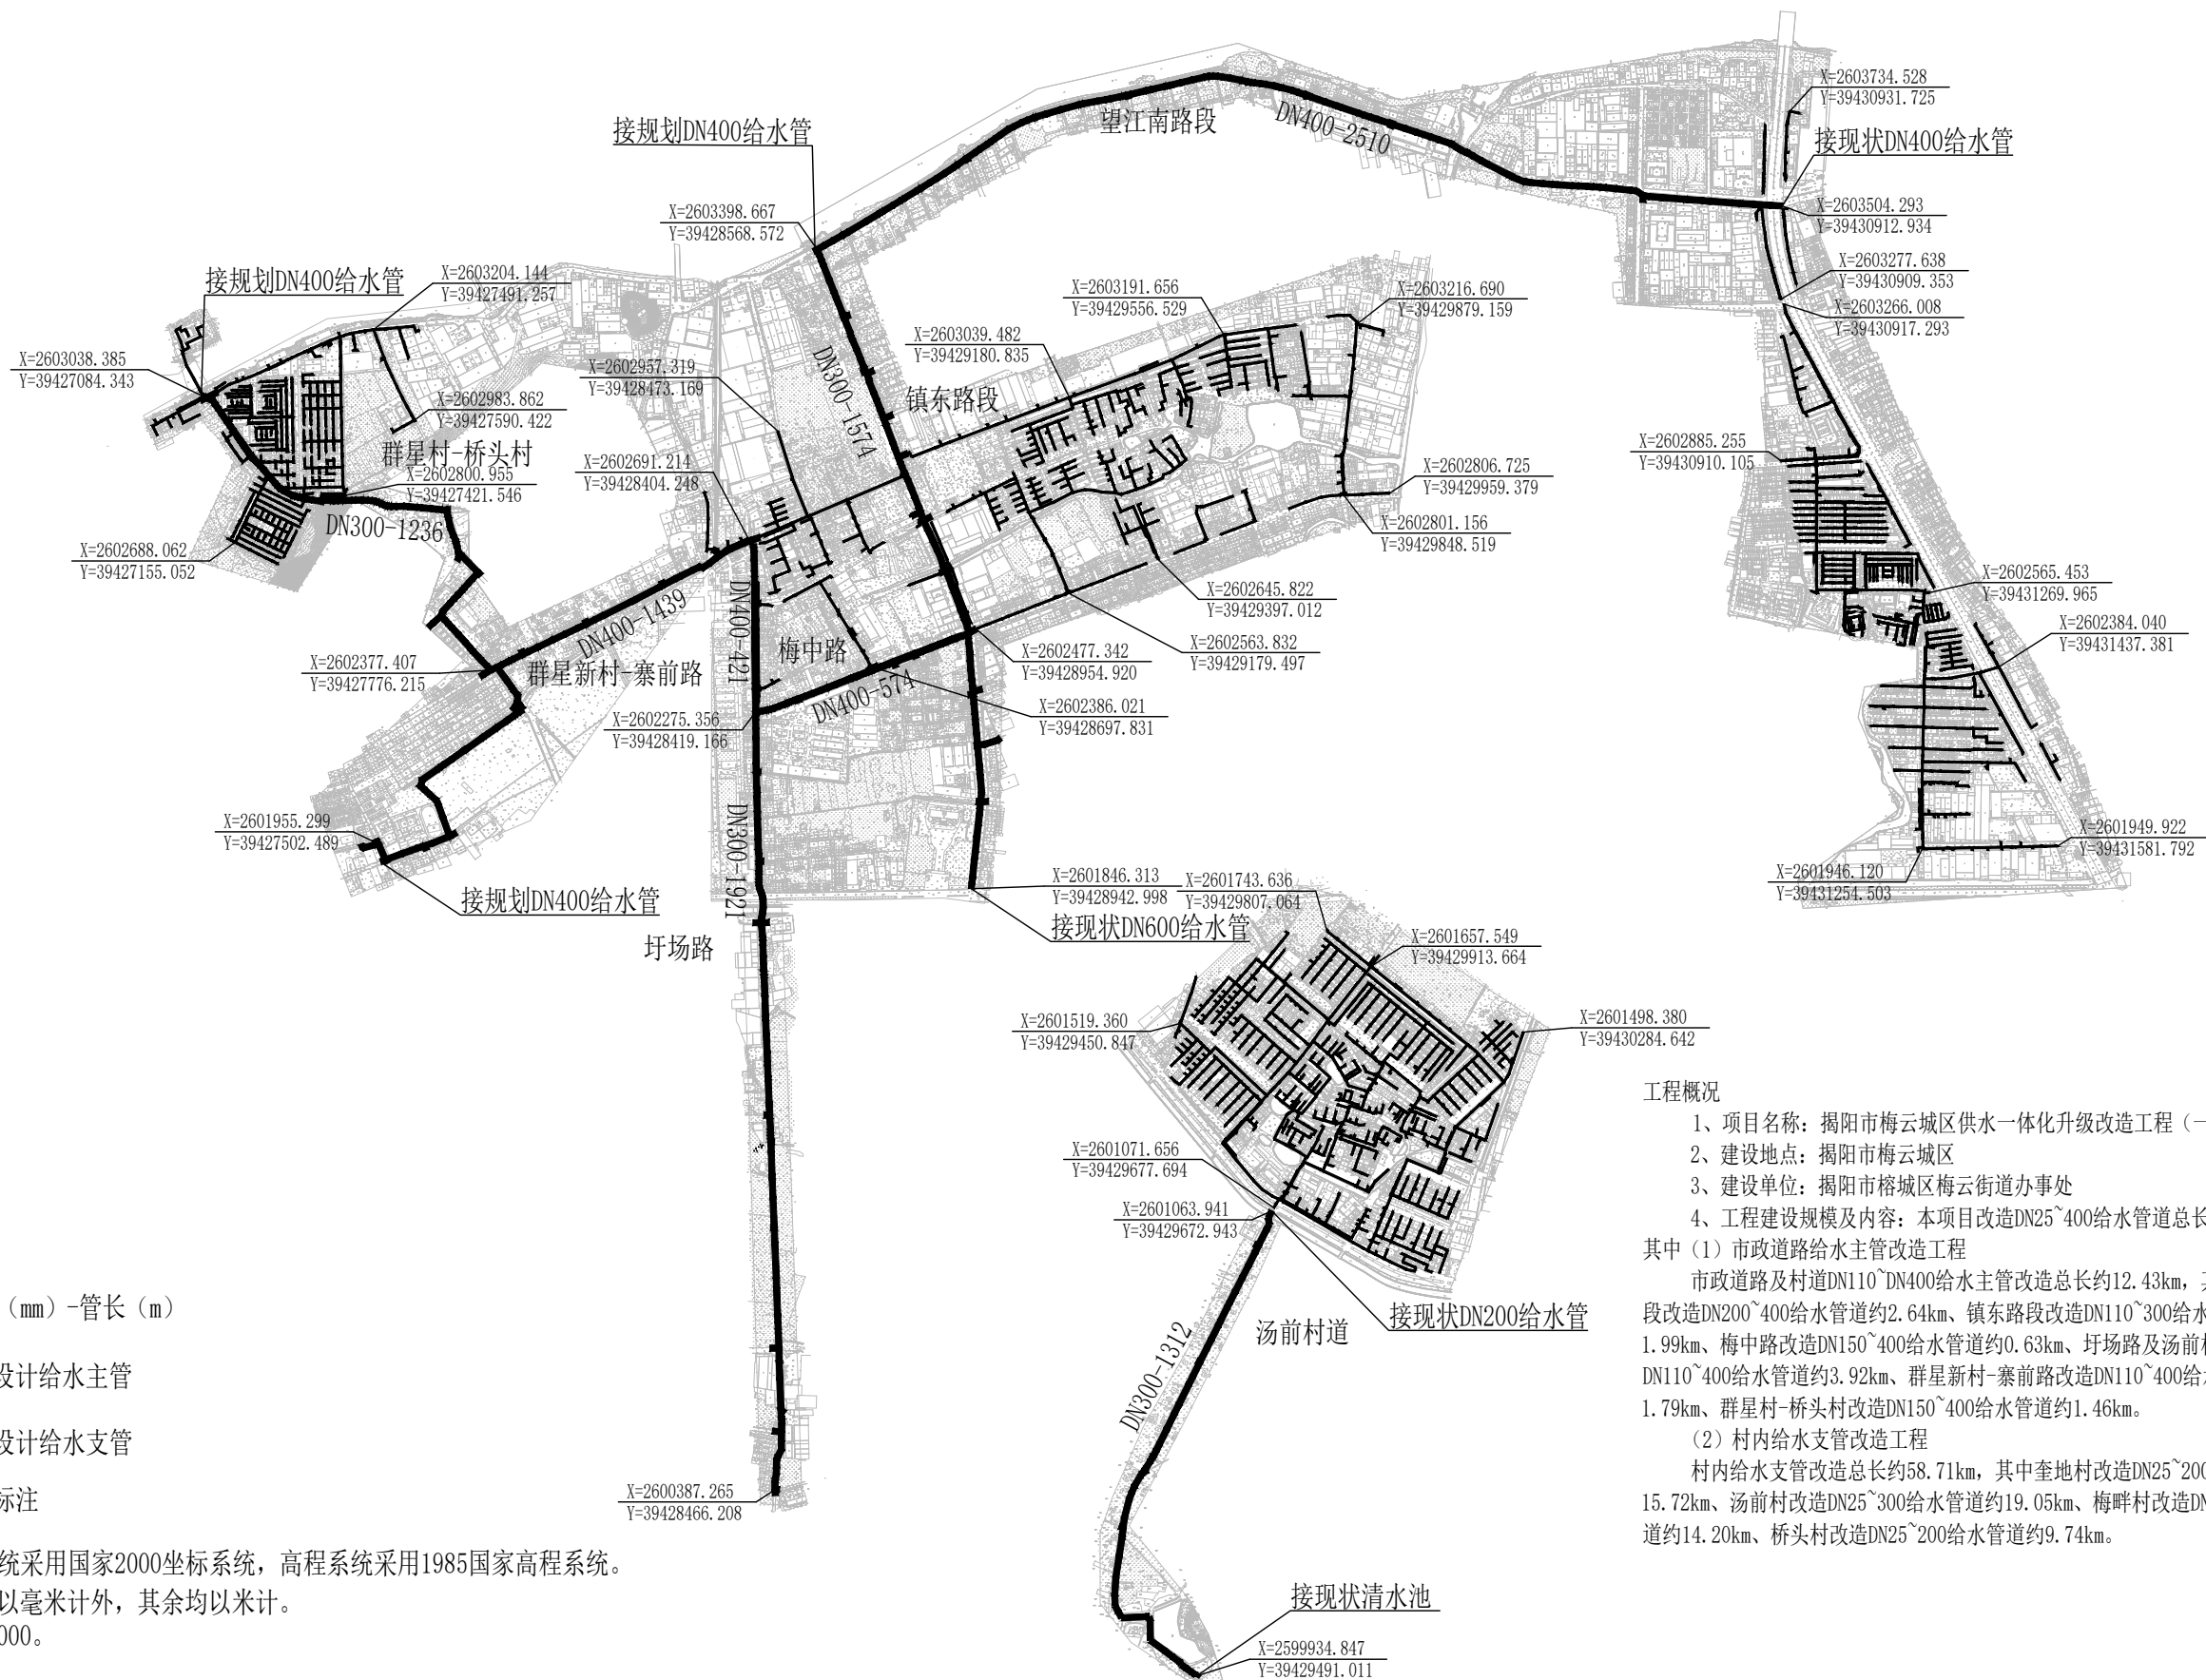

工程概况

- 1、项目名称：揭阳市梅云城区供水一体化升级改造工程（一期）
- 2、建设地点：揭阳市梅云城区
- 3、建设单位：揭阳市榕城区梅云街道办事处
- 4、工程建设规模及内容：本项目改造DN25~400给水管道总长约71.14公里，其中（1）市政道路给水主管改造工程
市政道路及村道DN110~DN400给水主管改造总长约12.43km，其中望江南路段改造DN200~400给水管道约2.64km、镇东路段改造DN110~300给水管道约1.99km、梅中路改造DN150~400给水管道约0.63km、圩场路及汤前村道改造DN110~400给水管道约3.92km、群星新村-寨前路改造DN110~400给水管道约1.79km、群星村-桥头村改造DN150~400给水管道约1.46km。
（2）村内给水支管改造工程
村内给水支管改造总长约58.71km，其中奎地村改造DN25~200给水管道约15.72km、汤前村改造DN25~300给水管道约19.05km、梅畔村改造DN25~200给水管道约14.20km、桥头村改造DN25~200给水管道约9.74km。



中远设计

Zhongyuan Zhixin Architectural Design Co., Ltd.

建设单位 CLIENT	揭阳市榕城区梅云街道办事处
工程项目 PROJECT	揭阳市梅云城区供水一体化升级改造工程（一期）
子项 SUBENTRY	
图名 TITLE	给水管网总平面图

图别 DRAWING TYPE	给排水	图号 DRAWING NO.	6
版本号 EDITION NO.	01	日期 DATE	2025.12
工程号 PROJ. NO.			
保险号 INS. NO.			

审定 APPROVED BY	彭凤姣	校对 CHECKED BY	李成涛
项目负责 CAPTAIN	王志海	设计 DESIGNED BY	商志超
专业负责 CHIEF ENGL.	王志海	证书编号:	A252030825
审核 EXAMINED BY	朱海云		

工程勘察设计单位出图专用章			
单位名称	中远智信设计有限公司		
证书编号	证书分类	资质等级	
A252030825	工程设计	乙级	
有效期至2029年01月01日止			